

Legenda de condutas - TERREO

Agua fria

Agua fria (Recirc)

Alimentação

Legenda das indicações - TERREO

TJ Torneira de Jardim com joelho 90° - 25 mm x 1/2"

Legenda - TERREO

Alimentador Predial

Curva de transposição

Manômetro individual

Registador bruto gaveta ABNT c/PVC soldável

Registador de Pressão com PVC soldável

Registador de gaveta alongada cromada c/PVC soldável

Registador esfera V/S compacto soldável

Reservatório 3000L

Valvula de descarga c/PVC soldável

LAVATÓRIO DE BANCADA

VISTA LATERAL DA LIGAÇÃO DE ÁGUA/ESGOTO

Sem Escala

VISTA FRONTAL DA LIGAÇÃO DE ÁGUA/ESGOTO

Sem Escala

VISTA LATERAL PONTO DE ÁGUA EXTERNO


Sem Escala

DETALHE PARA CANTOS DE PAREDE

Escala 1/25


PLANTA - HIDRÁULICO - TÉRREO
ESC. 1/50

PROJETO HIDROSSANITÁRIO					
PROJETO HIDROSSANITÁRIO		CONTRATADO: Talis Henrique Pereira Fonseca		SECRETARIA	
Endereço: Rua Nogueira, Nº21		Rua Nova, Faria - MG		SECRETARIA DE ATENÇÃO PRIMÁRIA À SAÚDE	
Telefone: (35) 9.9879-0332		Email: eng.talishenrique@gmail.com		PROJETO	
CRIA-MG: 284463D		UNIDADE: (EXCETO INDICADO)		REFERÊNCIA (1) (TÉRREO)	
DATA: 31/07/2024		VERIF: 31/07/2024		APROV: 31/07/2024	
NOME: VISTO		TÍTULO: PLANTA HIDRÁULICO TERREO, NOTAS, LEGENDAS		NÚMERO CLIENTE: 47/2024	
ESCALA: INDICADAS NO DESENHO		DESENHO NÚMERO: 00001		MOD: HIDR	
		REVISÃO: 00		FOLHA: 01/07	

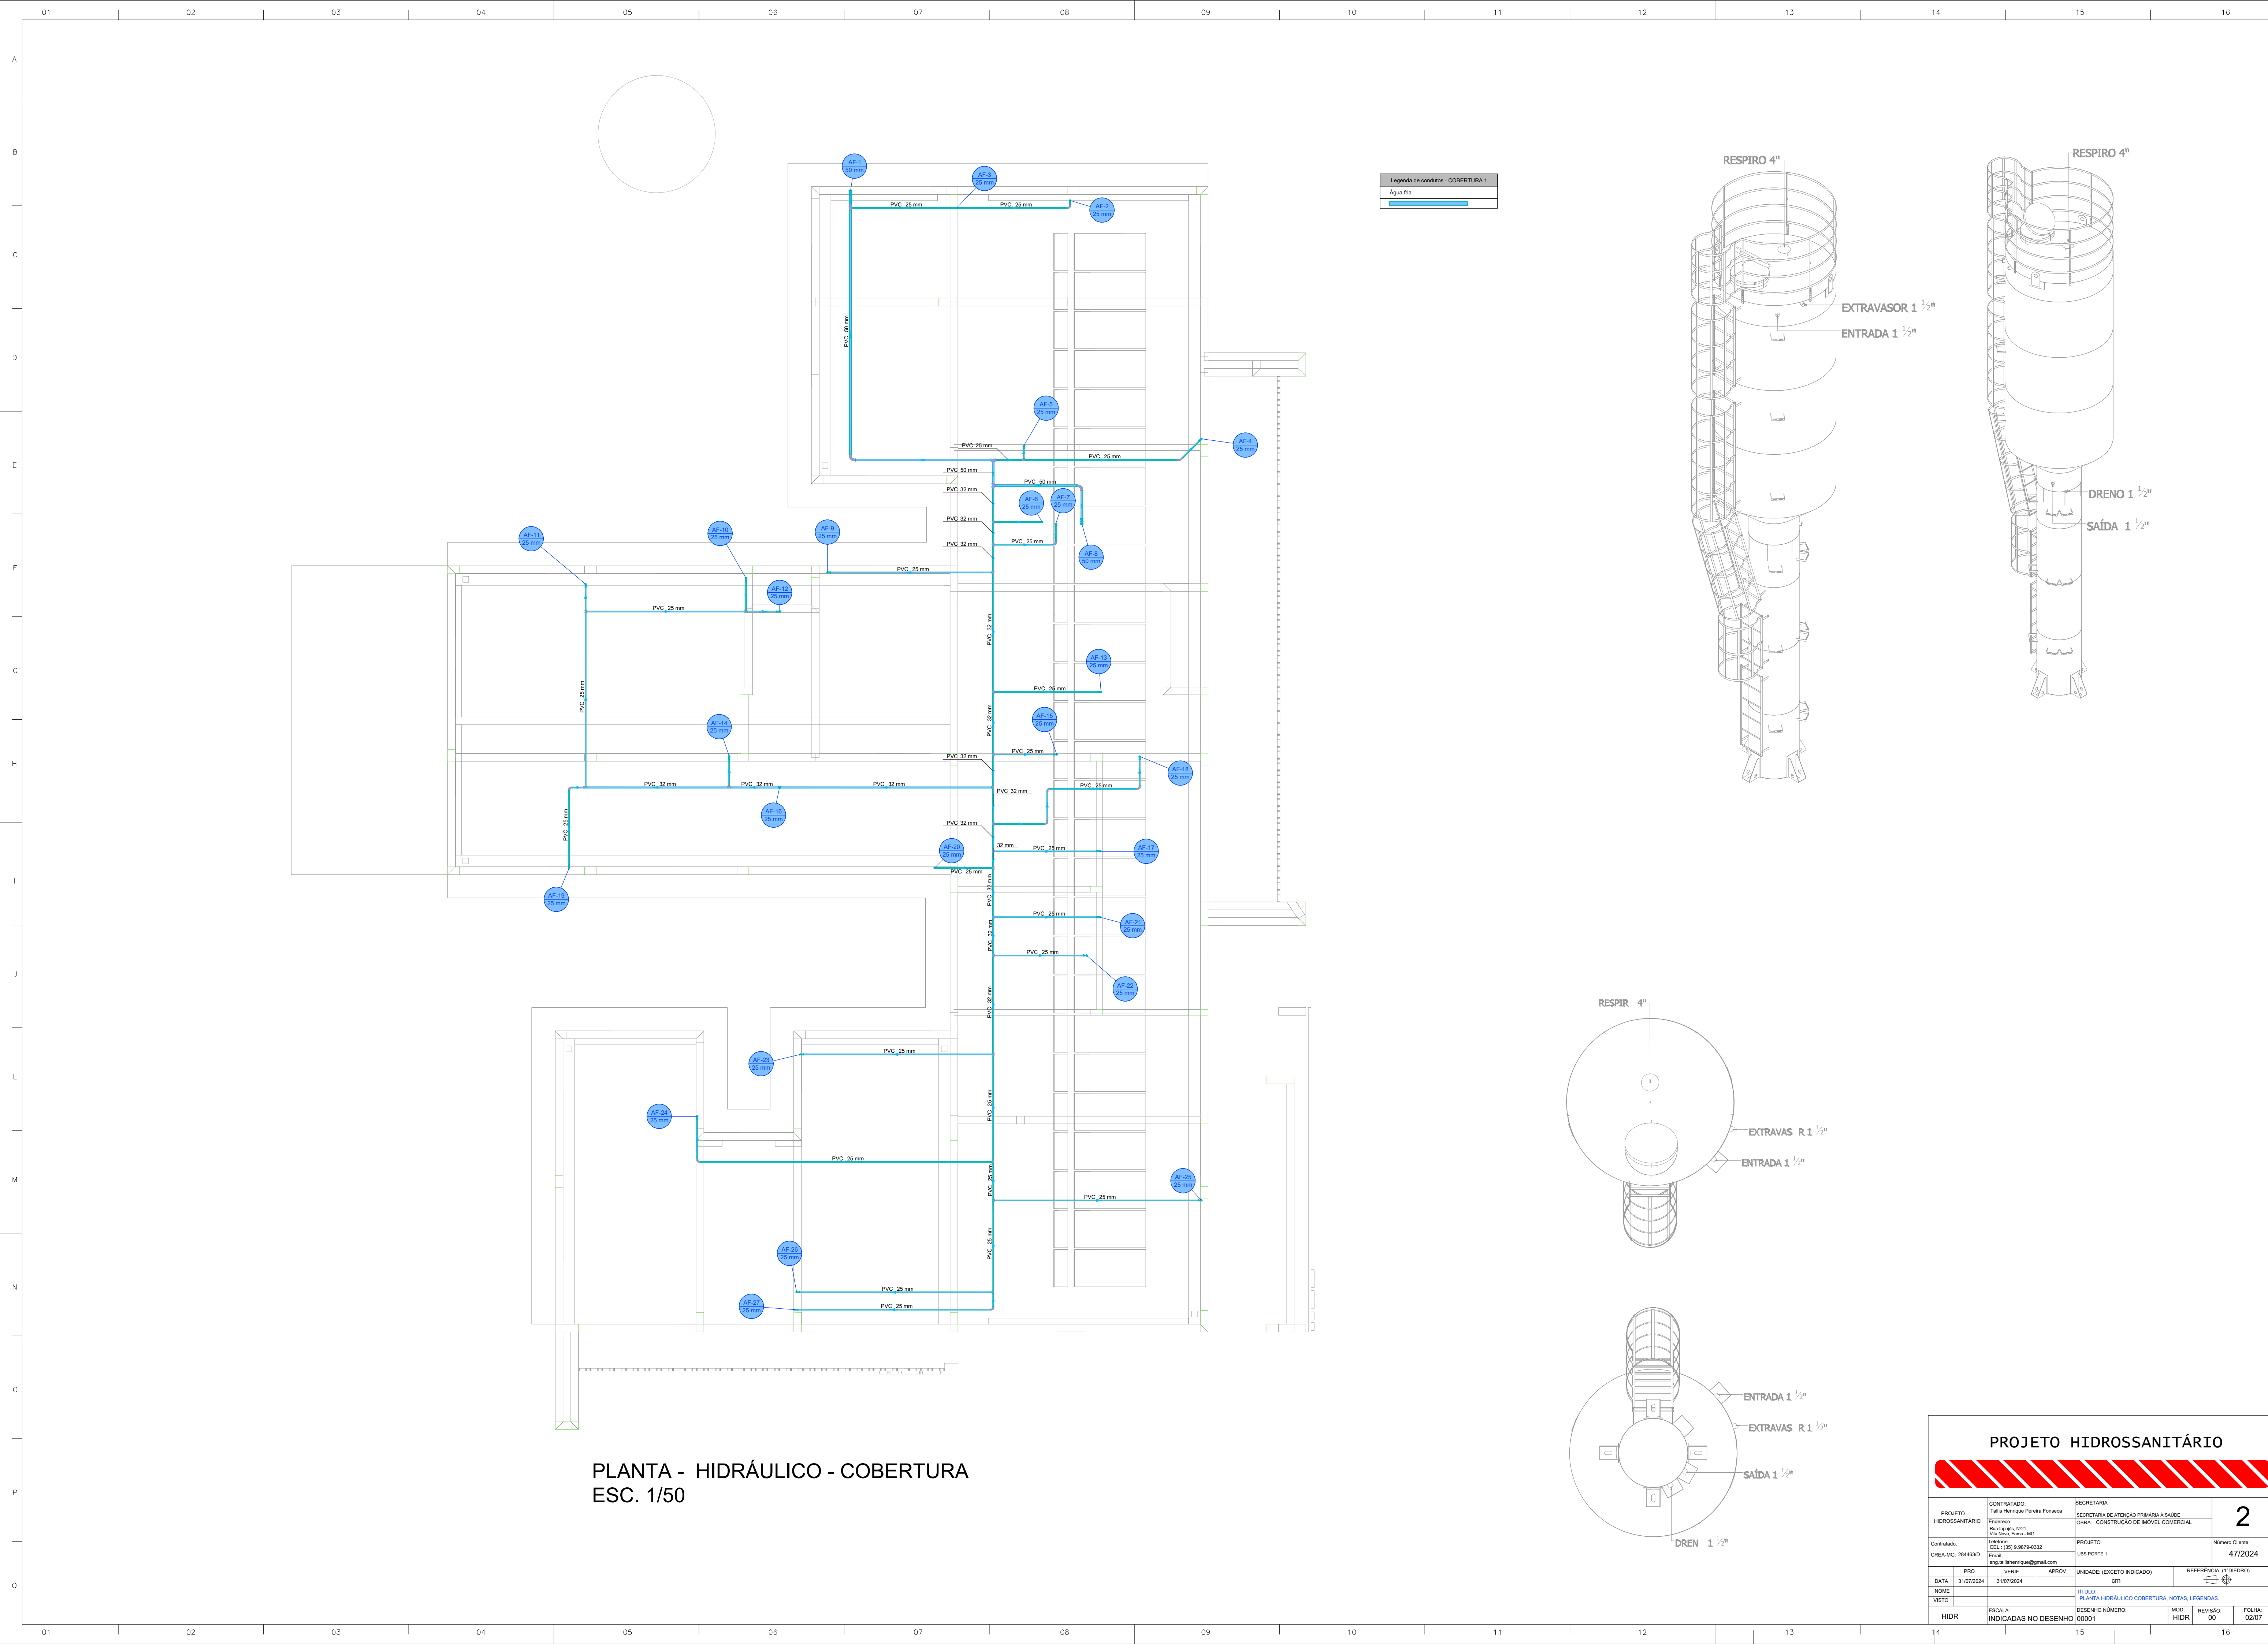


PROJETO HIDROSSANITÁRIO					
PROJETO HIDROSSANITÁRIO		CONTRATADO: Talis Henrique Pereira Fonseca		SECRETARIA SECRETARIA DE ATENÇÃO PRIMÁRIA À SAÚDE	
Endereço: Rua Nogueira, Nº21 Vila Nova, Fátima - MG		OBRA: CONSTRUÇÃO DE IMÓVEL COMERCIAL		Número Cliente: 47/2024	
Contratado: CNEIA-MG: 284463D		Telefone: CEL: (35) 9.9879-0332		PROJETO UBS PORTE 1	
Email: eng.talishenrique@gmail.com		Email: eng.talishenrique@gmail.com		UNIDADE (EXCETO INDICADO) QTY	
DATA: 31/07/2024		VERIF: 31/07/2024		REFERÊNCIA (1" DREDO) QTY	
NOME: VISTO:		TÍTULO: PLANTA HIDRÁULICO COBERTURA, NOTAS, LEGENDAS		DESENHO NÚMERO: 00001	
ESCALA: INDICADAS NO DESENHO		MOD: HIDR		REVISÃO: 00	
				FOLHA: 02/07	


Legenda de condutas - TERREO	
	Alimentação

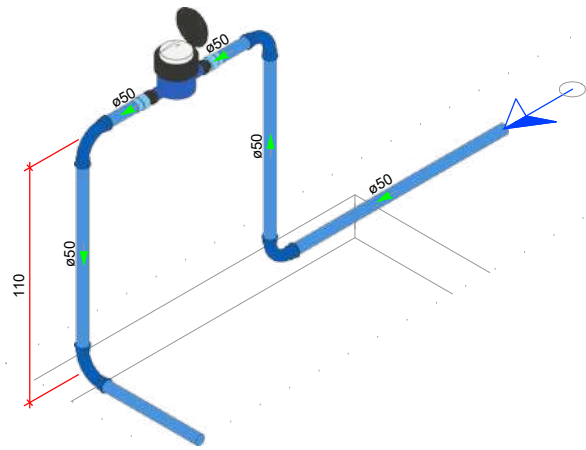


DETALHE HID-1
1:25

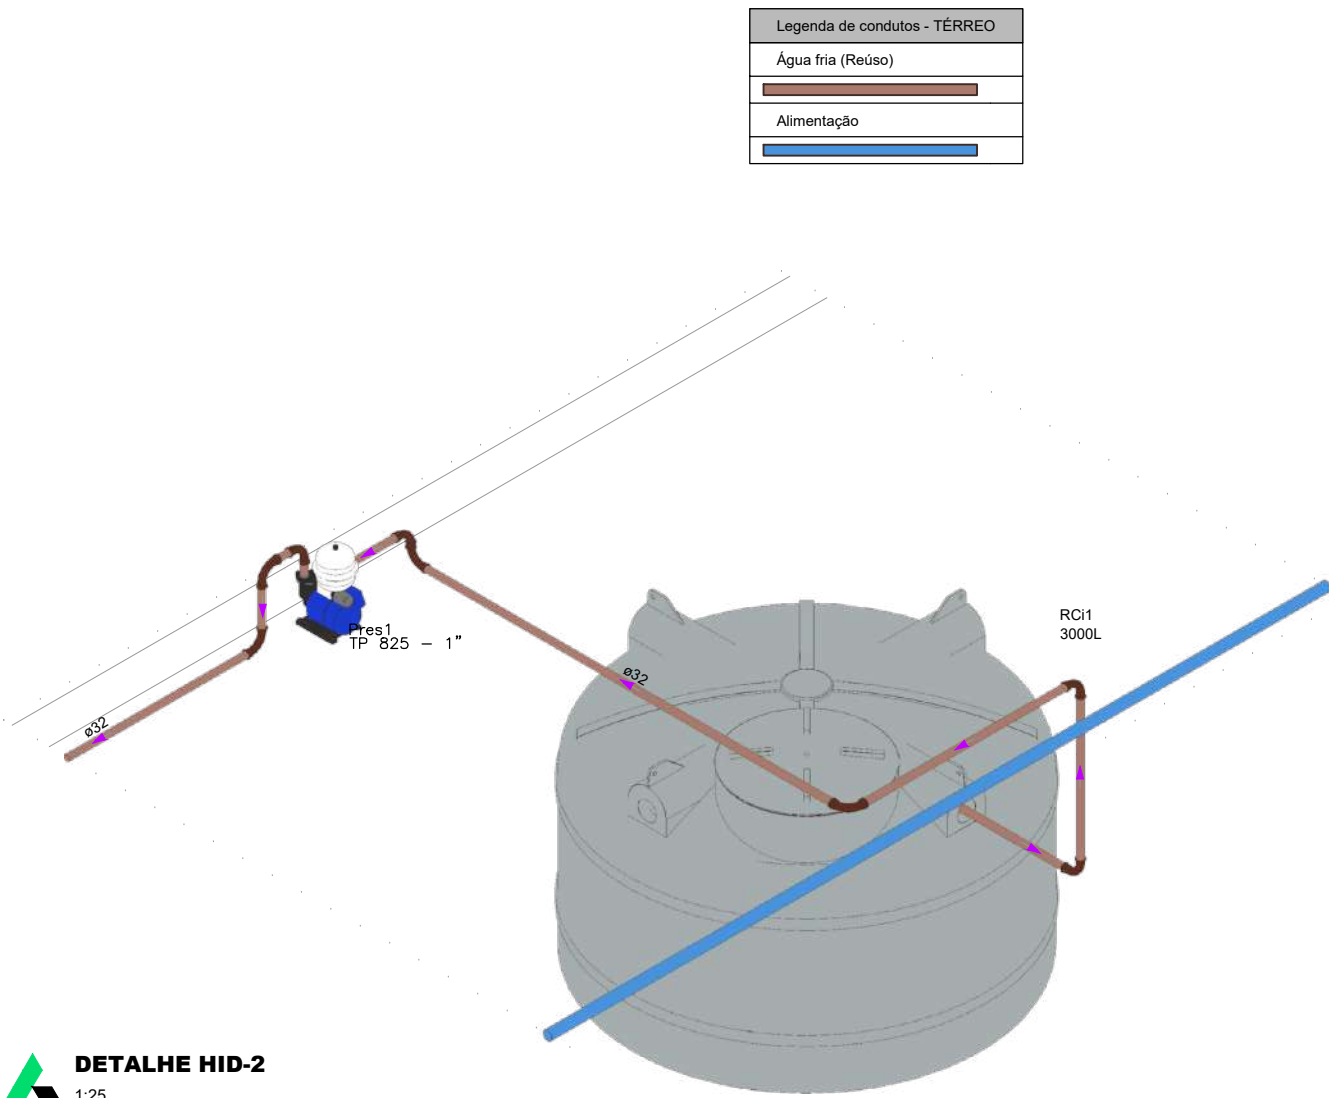


DETALHE HID-2
1:25

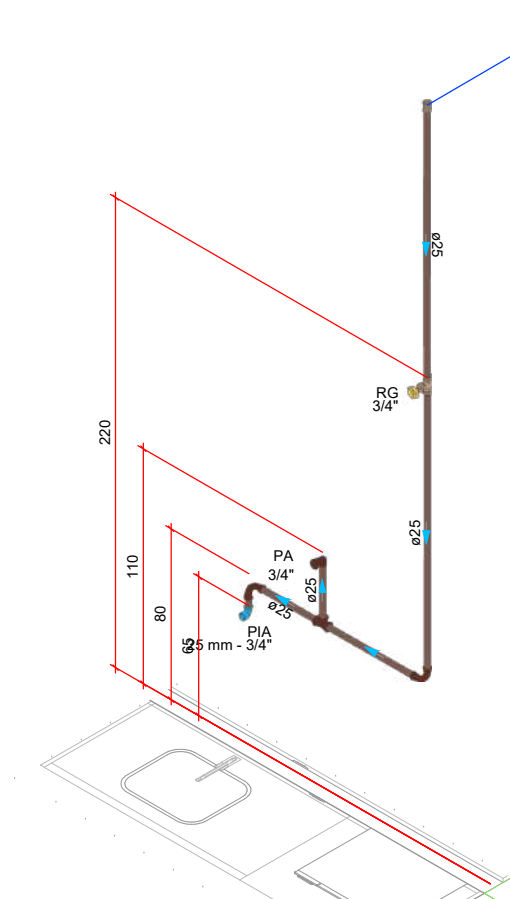


DETALHE HID-3
1:25

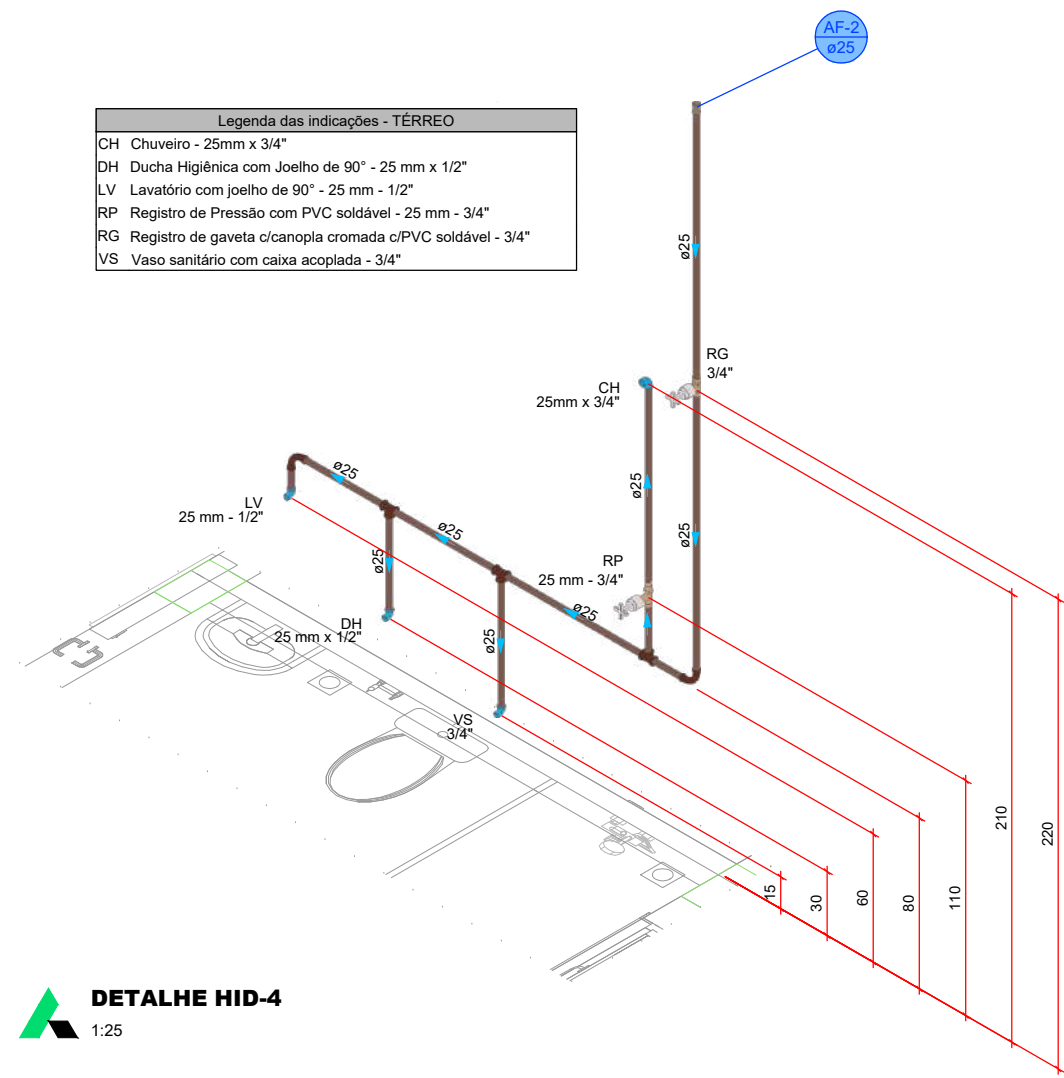


DETALHE HID-4
1:25

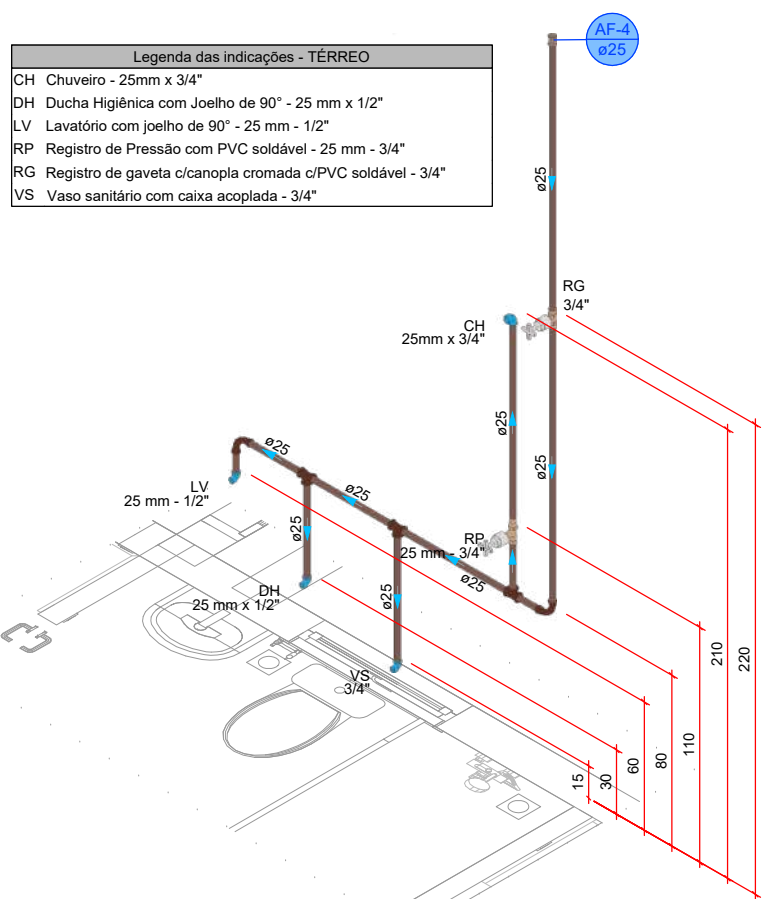


DETALHE HID-5
1:25

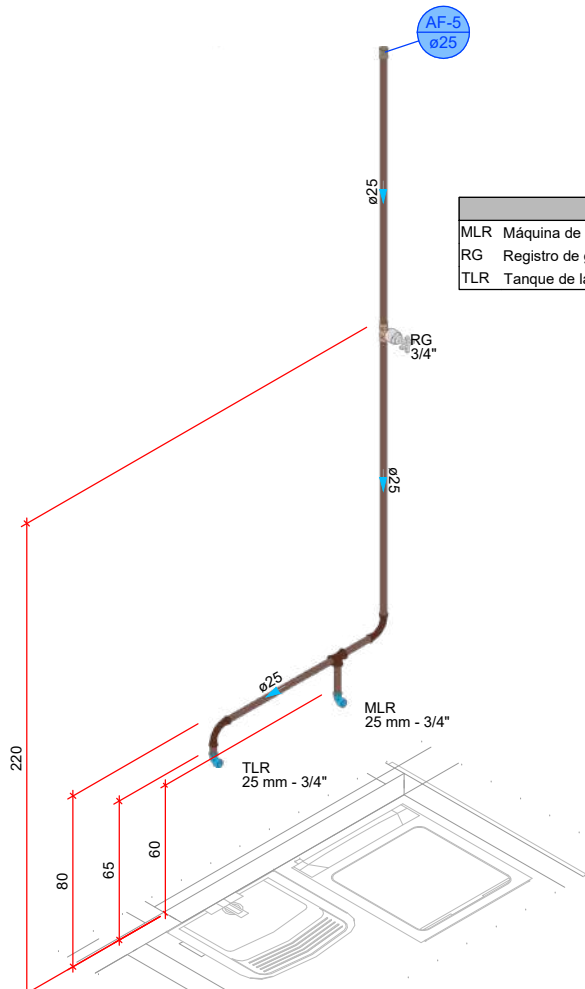


DETALHE HID-6
1:25

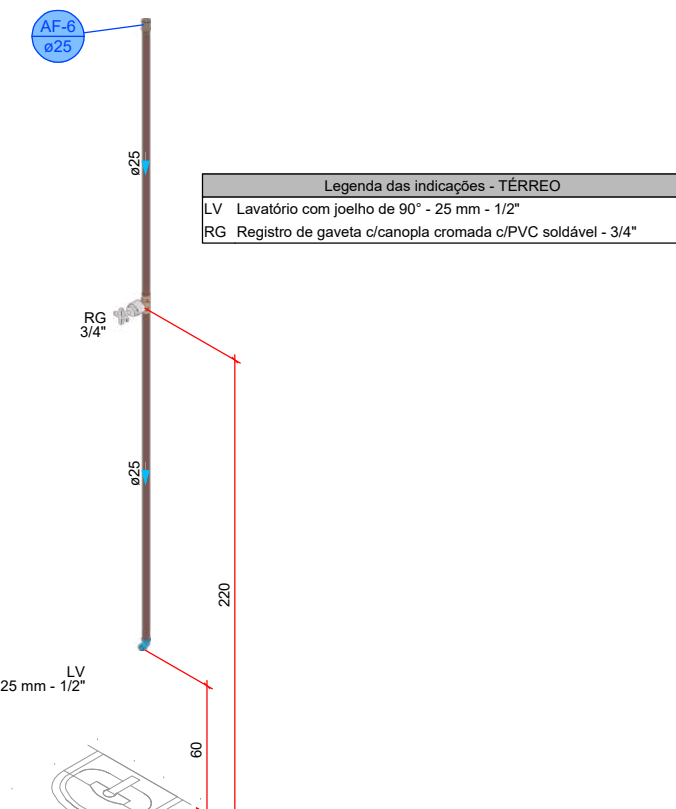


DETALHE HID-7
1:25

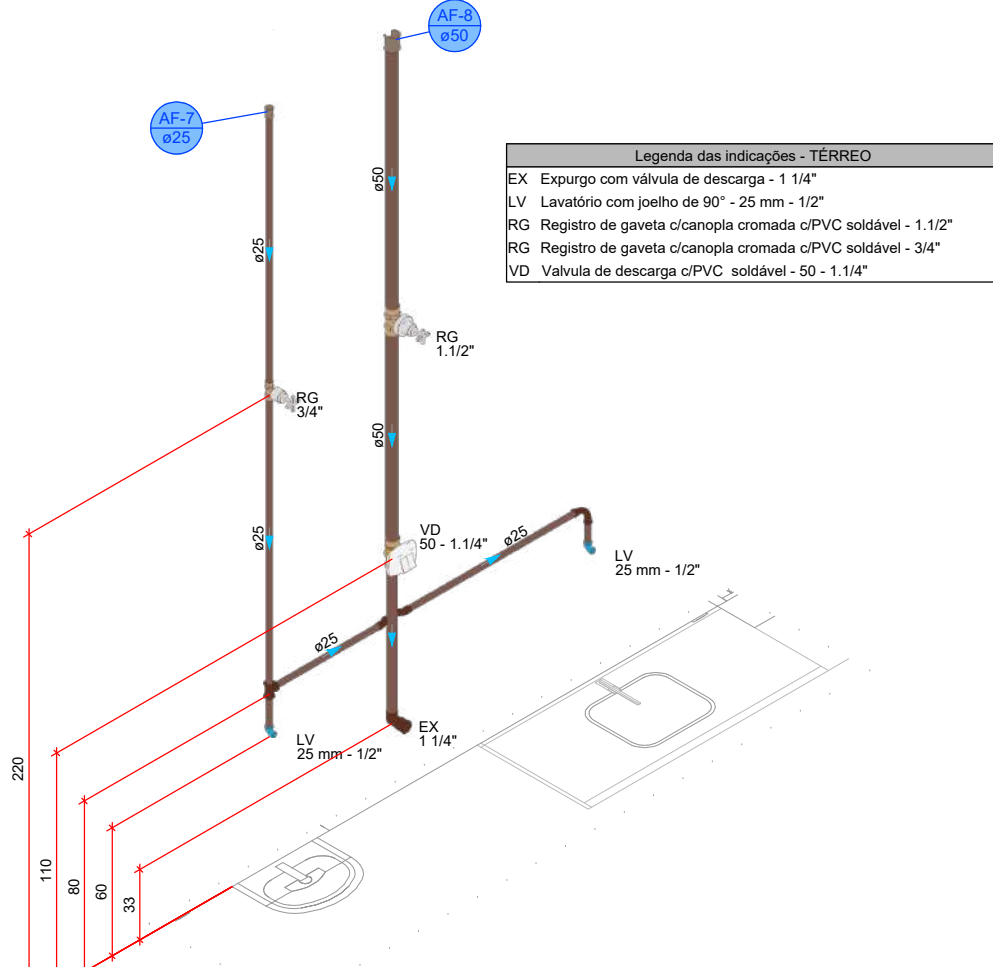


DETALHE HID-8
1:25

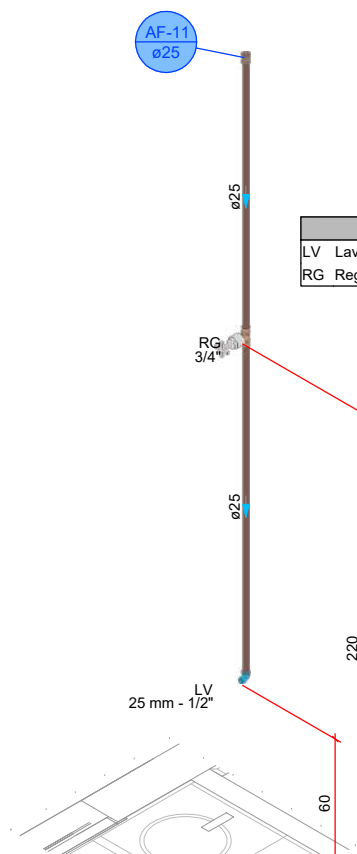


DETALHE HID-9
1:25

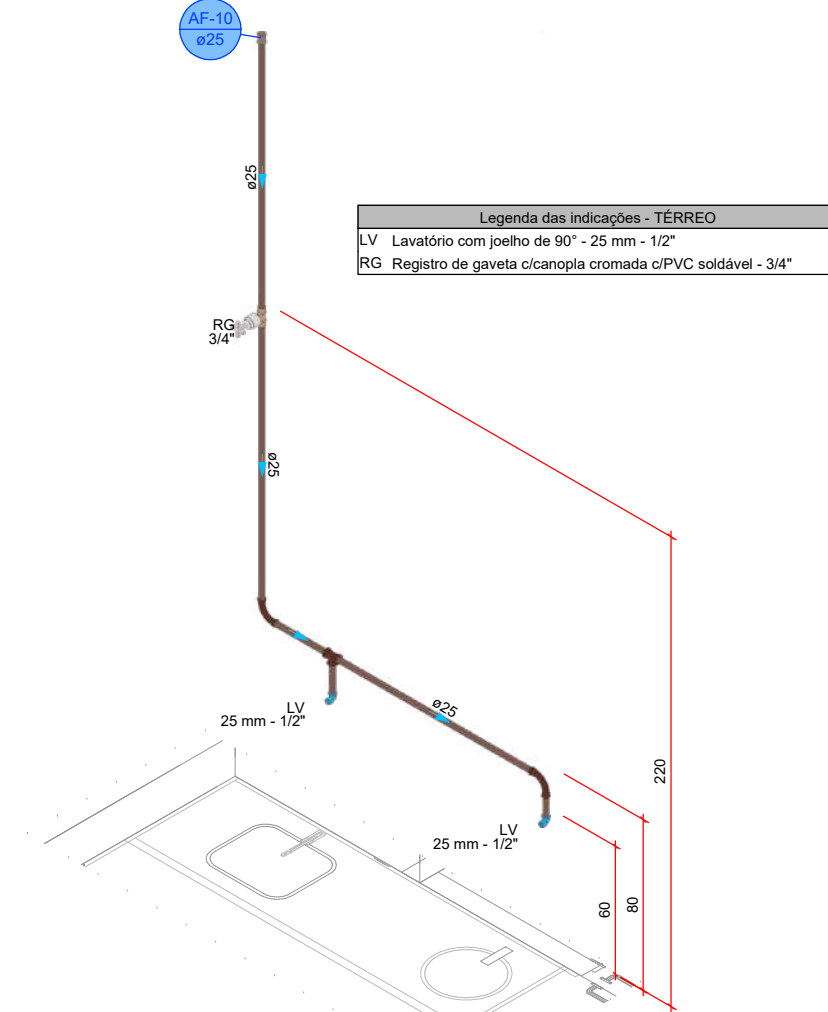


DETALHE HID-10
1:25

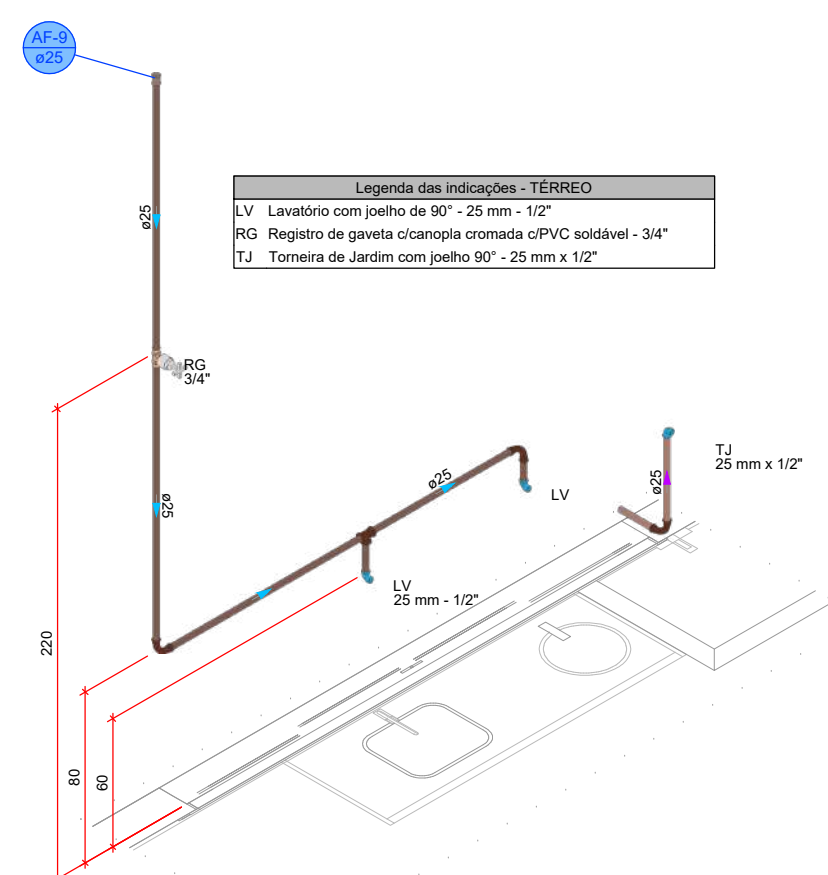

DETALHE HID-11
1:25

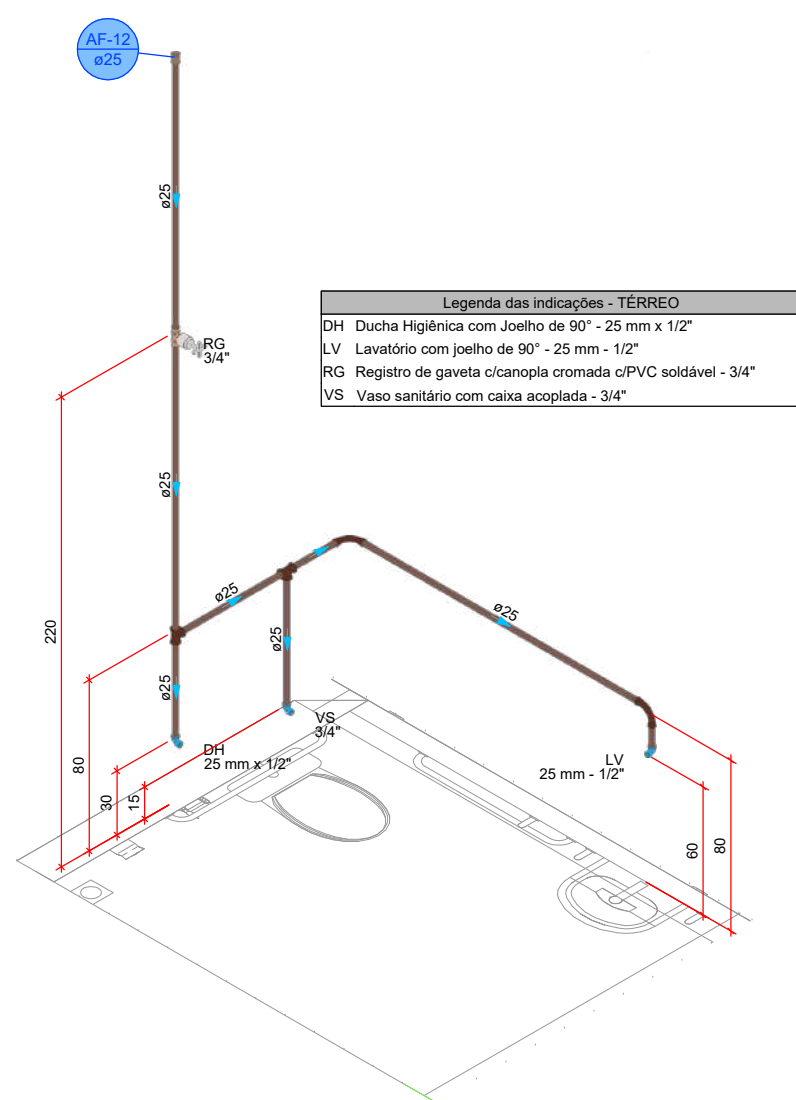


DETALHE HID-12
1:25

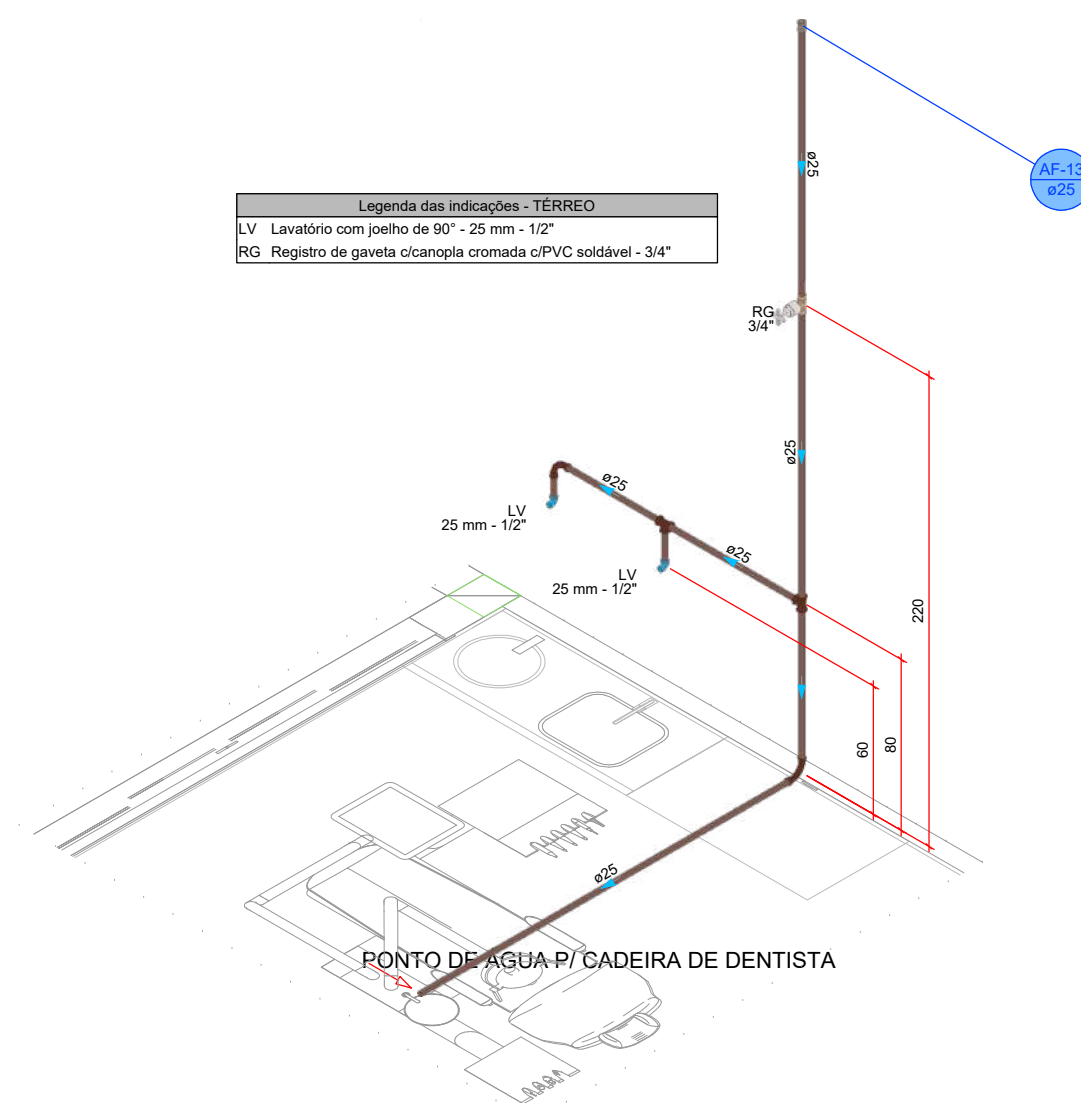


DETALHE HID-13
1:25


PROJETO HIDROSSANITÁRIO					
PROJETO HIDROSSANITÁRIO		CONTRATADO: Talita Henrique Pereira Fonseca		SECRETARIA SECRETARIA DE ATENÇÃO PRIMÁRIA À SAÚDE	
Coordenado: CRÉIA-MG: 284463D		Endereço: Rua Napoleão, Nº21 Vila Nova, Fátima - MG		OBRA: CONSTRUÇÃO DE IMÓVEL COMERCIAL	
Data: 31/07/2024		Telefone: CEL: (35) 9 9879-0332		PROJETO UBS PORTE 1	
Nome: VISTO		Email: eng.talishenrique@gmail.com		Número Cliente: 47/2024	
PRG		VERIF		APROV	
UNIDADE: (EXCETO INDICADO)		CITY		REFERÊNCIA (1" TERREIRO)	
TÍTULO: DETALHES HIDRAULICOS, NOTAS E LEGENDAS		DESENHO NÚMERO: 00001		MOD: REVISÃO: 00	
HIDR		ESCALA: INDICADAS NO DESENHO		FOLHA: 03/07	

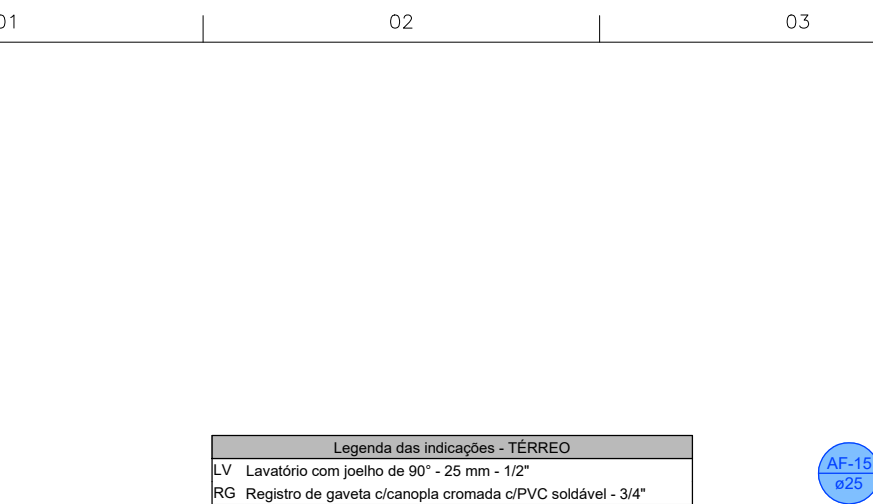


DETALHE H14
1:25

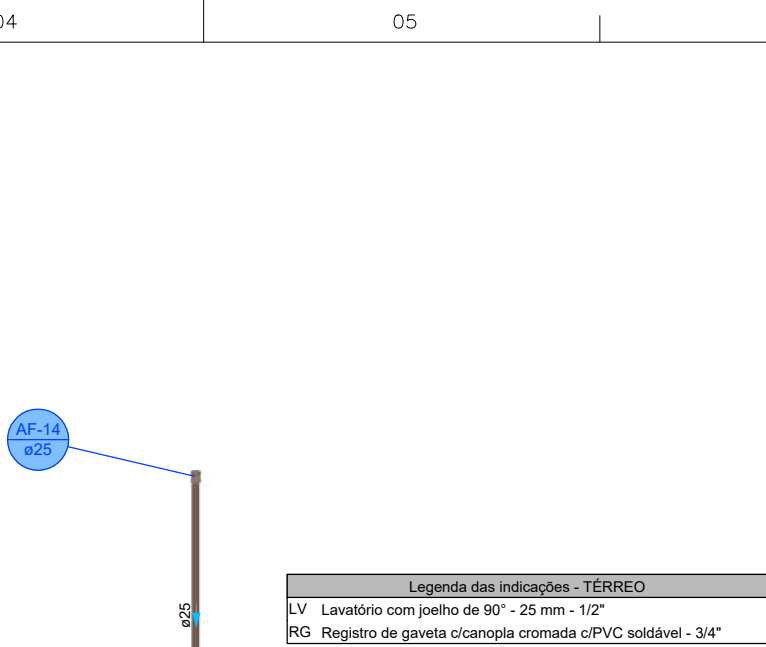


DETALHE HID-15
1:25

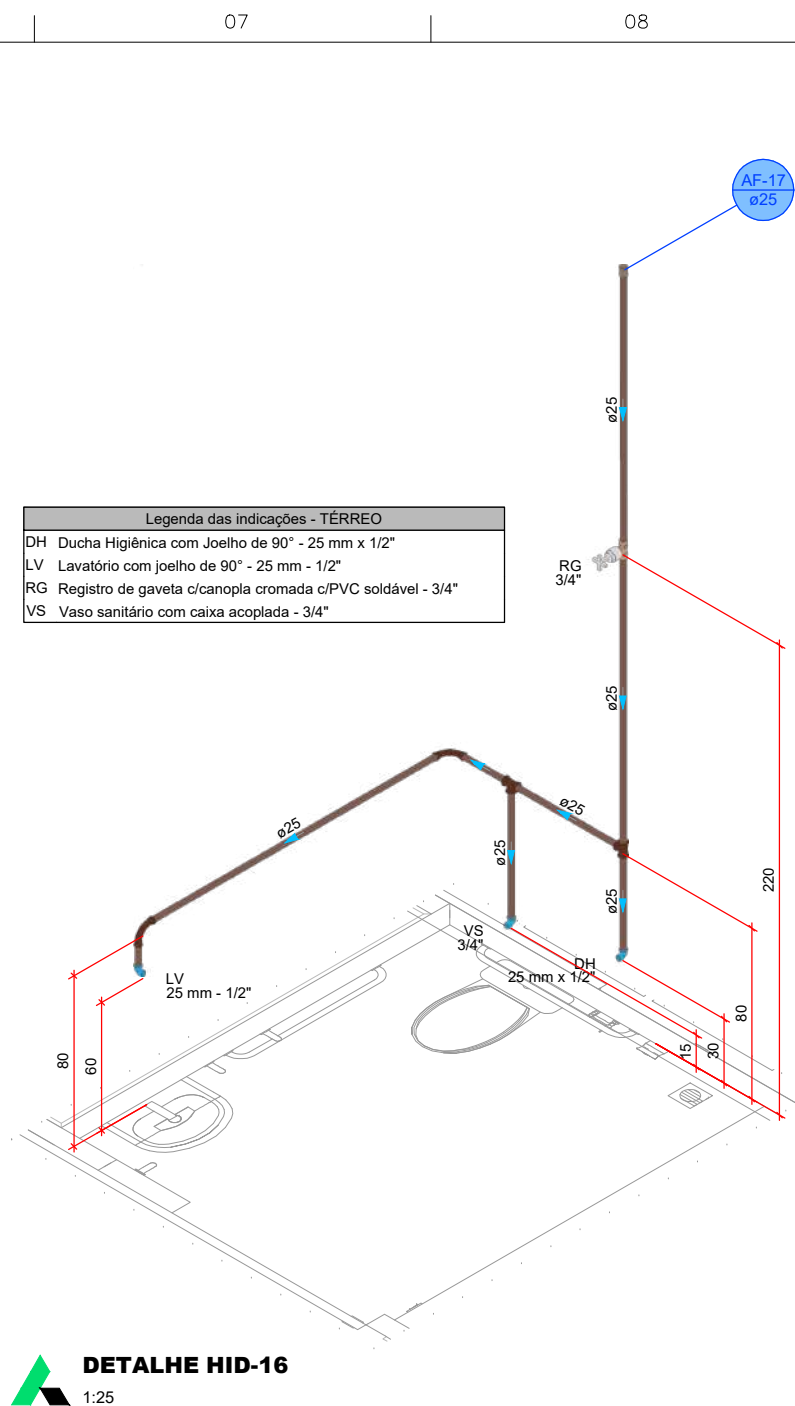


DETALHE HID-16
1:25

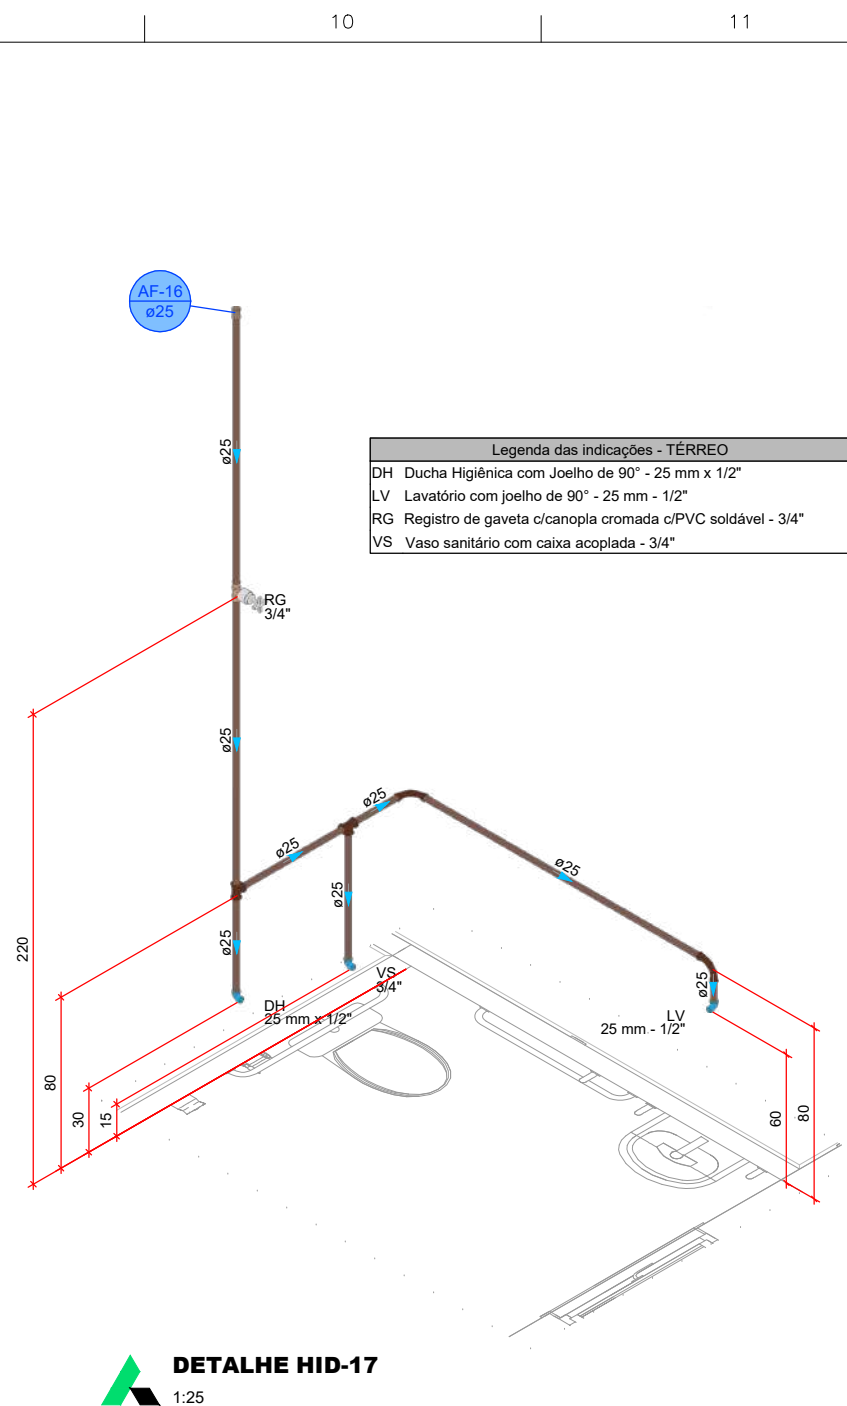


DETALHE HID-17
1:25

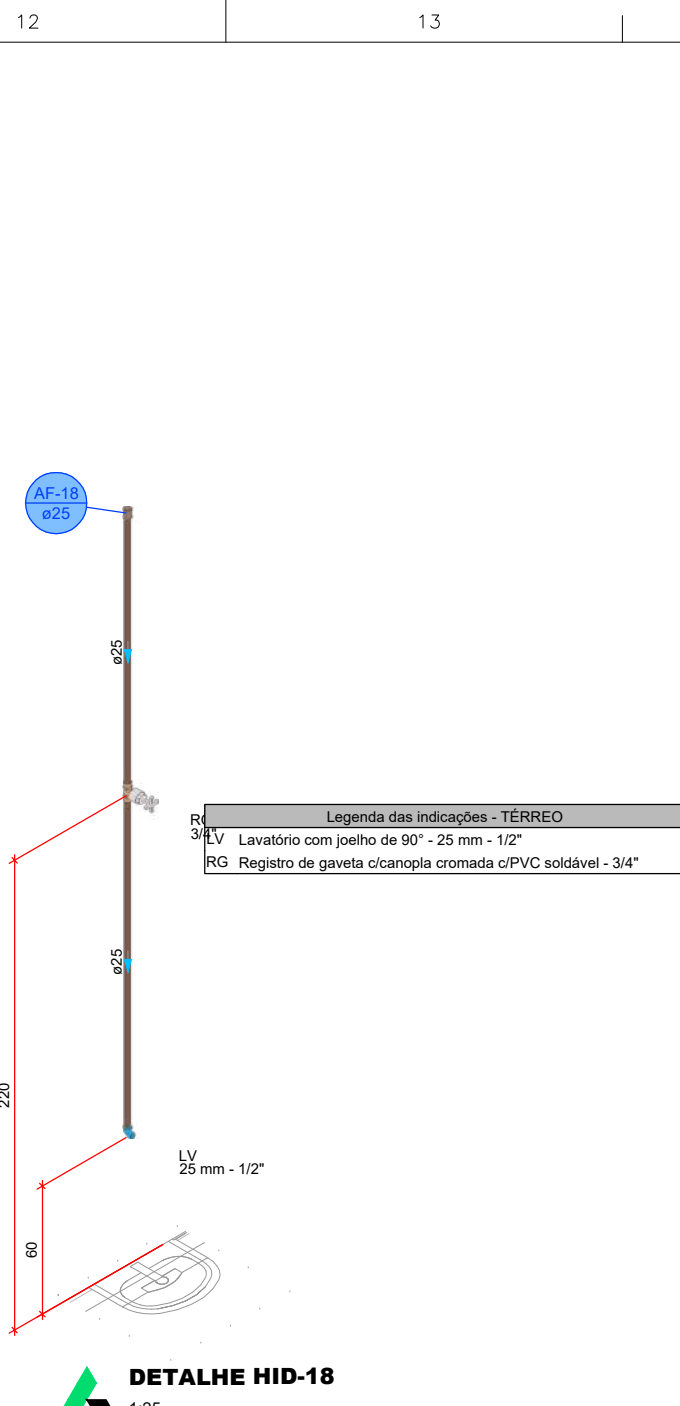


DETALHE HID-18
1:25

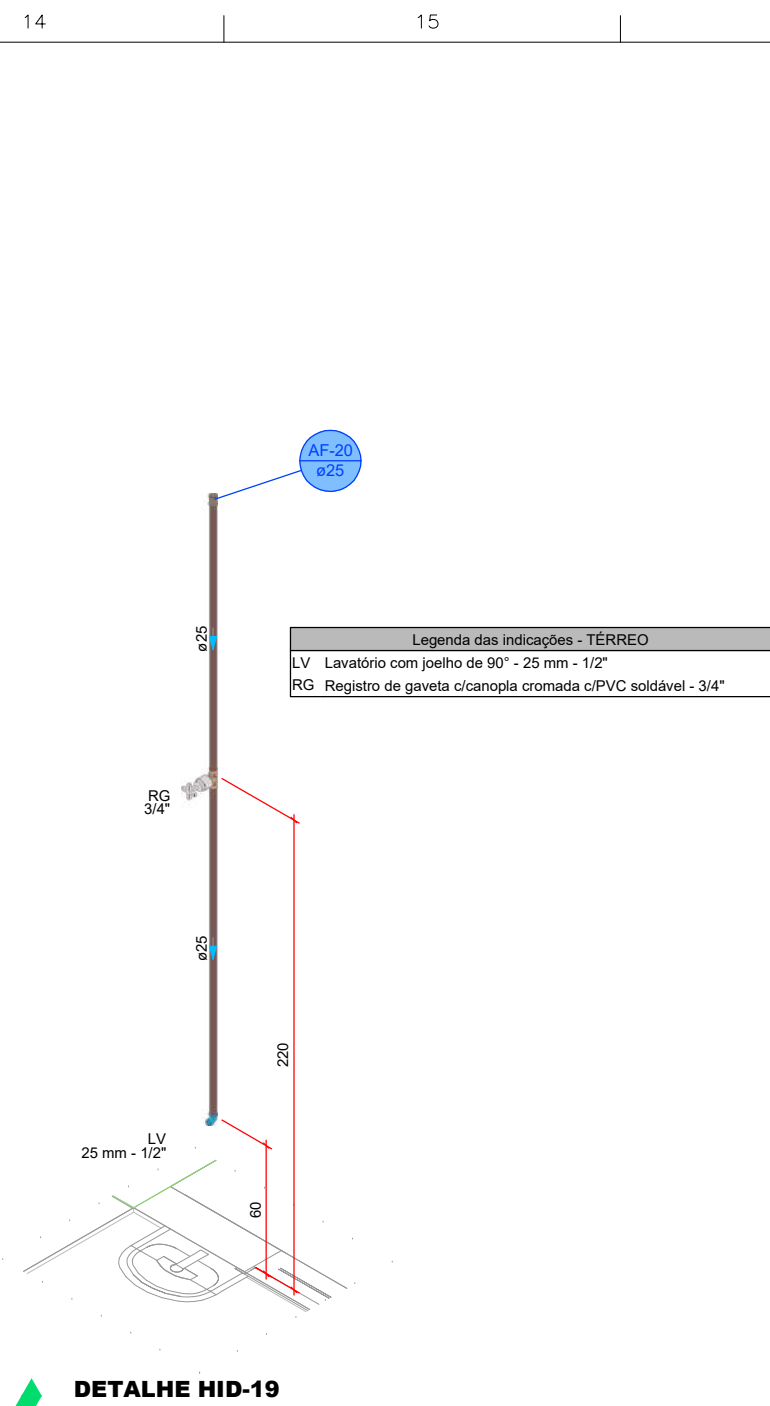


DETALHE HID-19
1:25

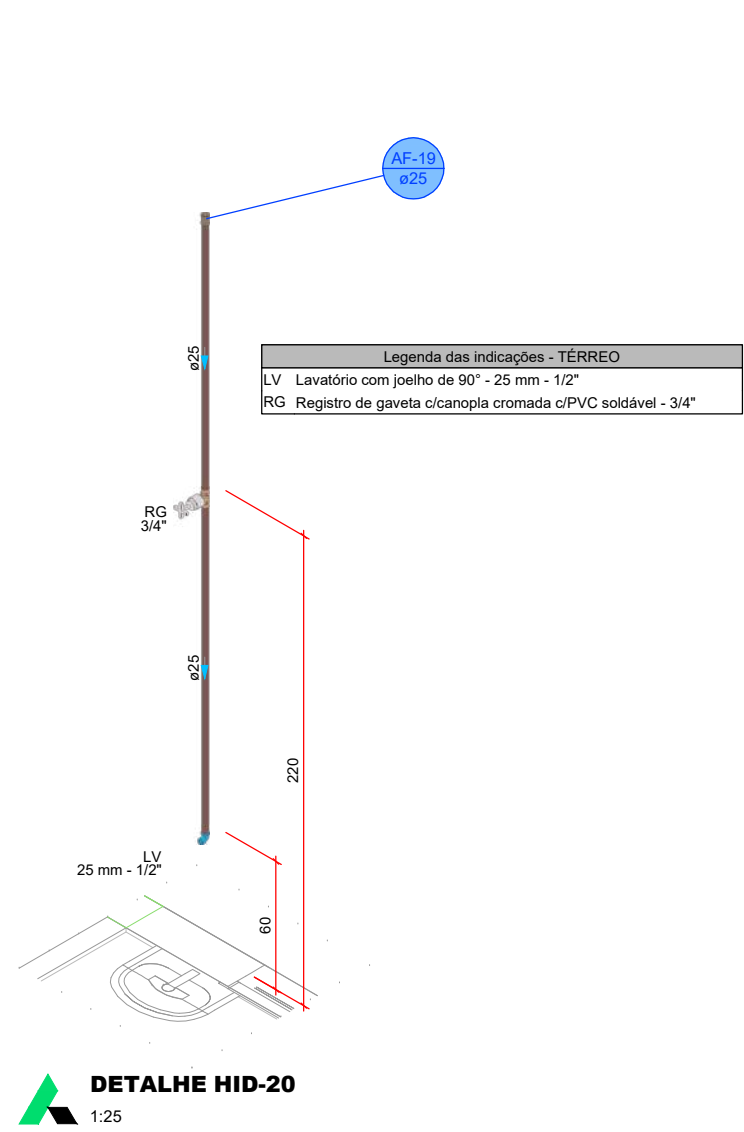


DETALHE HID-20
1:25

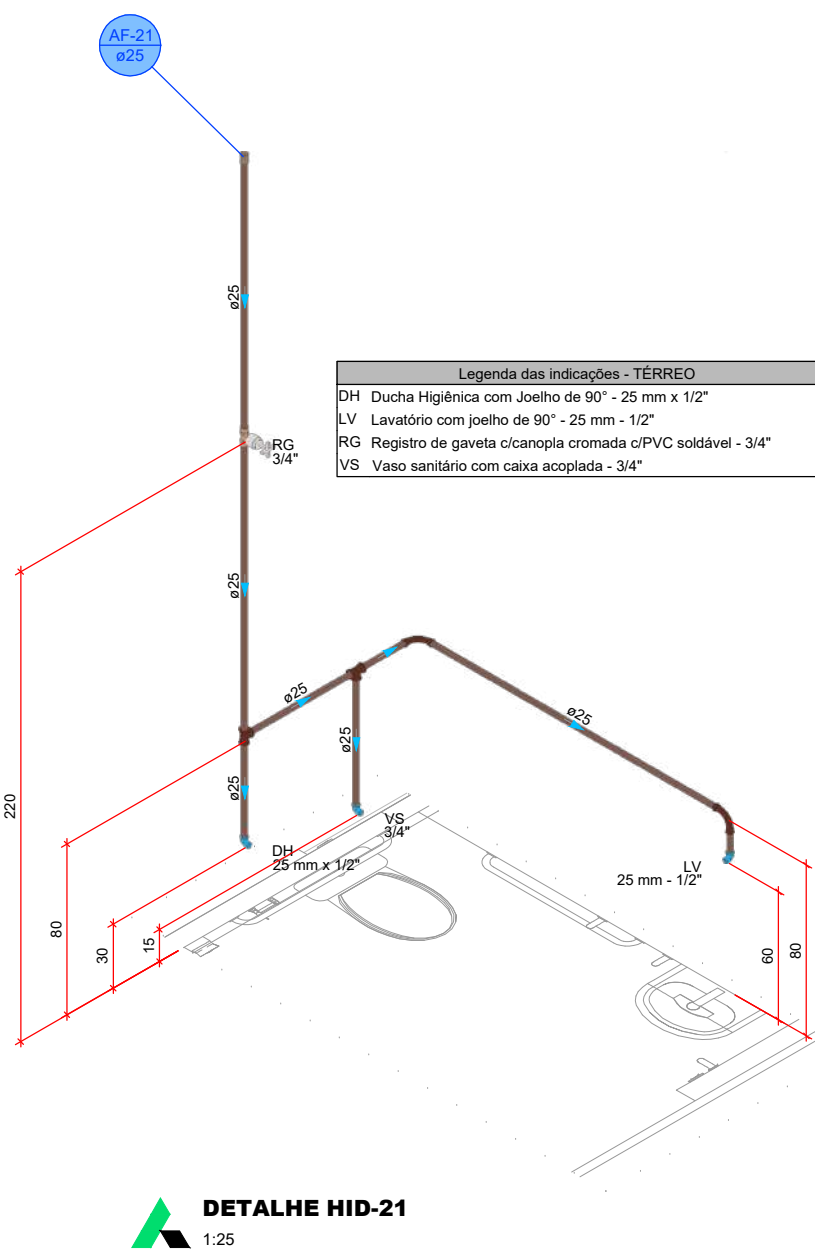


DETALHE HID-21
1:25

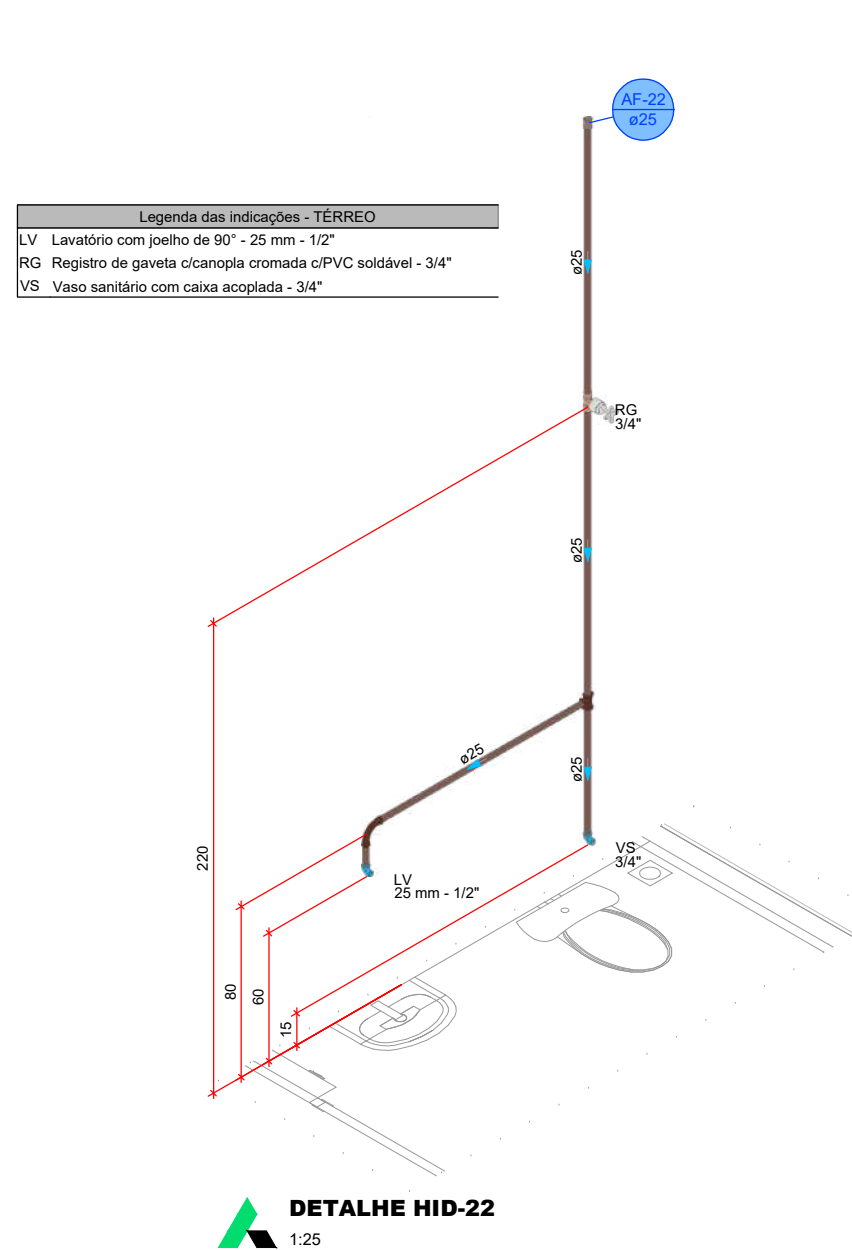


DETALHE HID-22
1:25

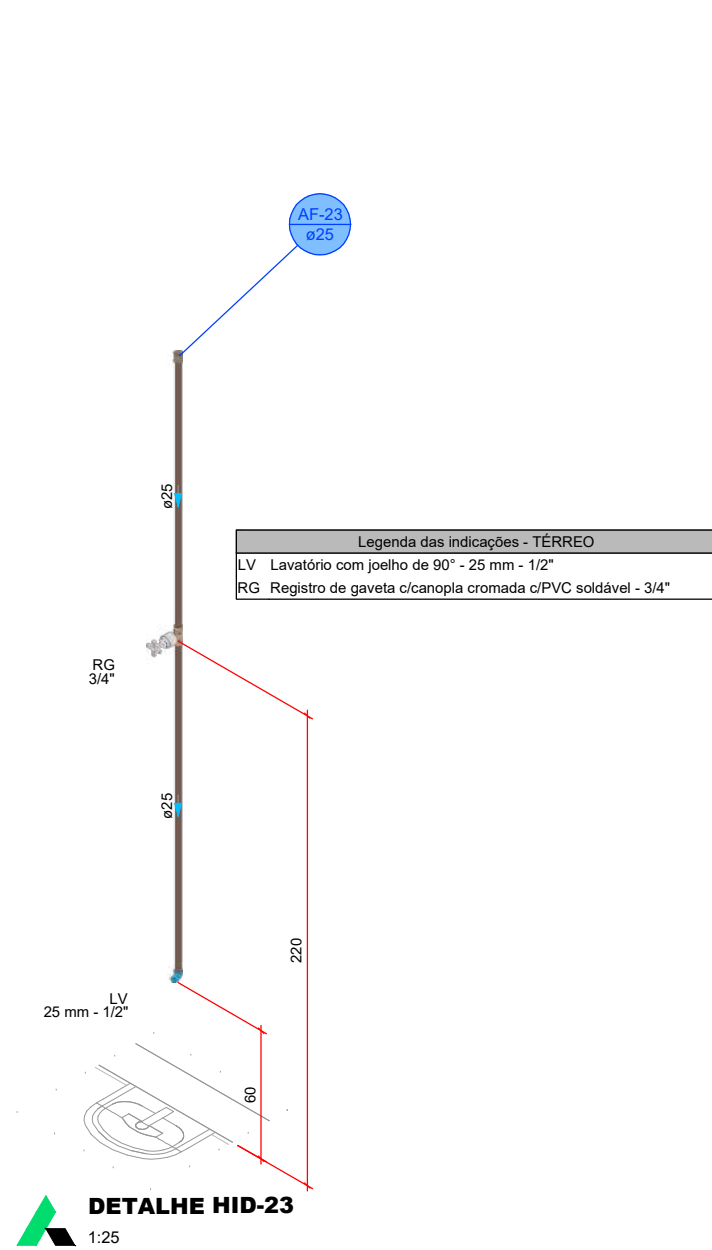


DETALHE HID-23
1:25

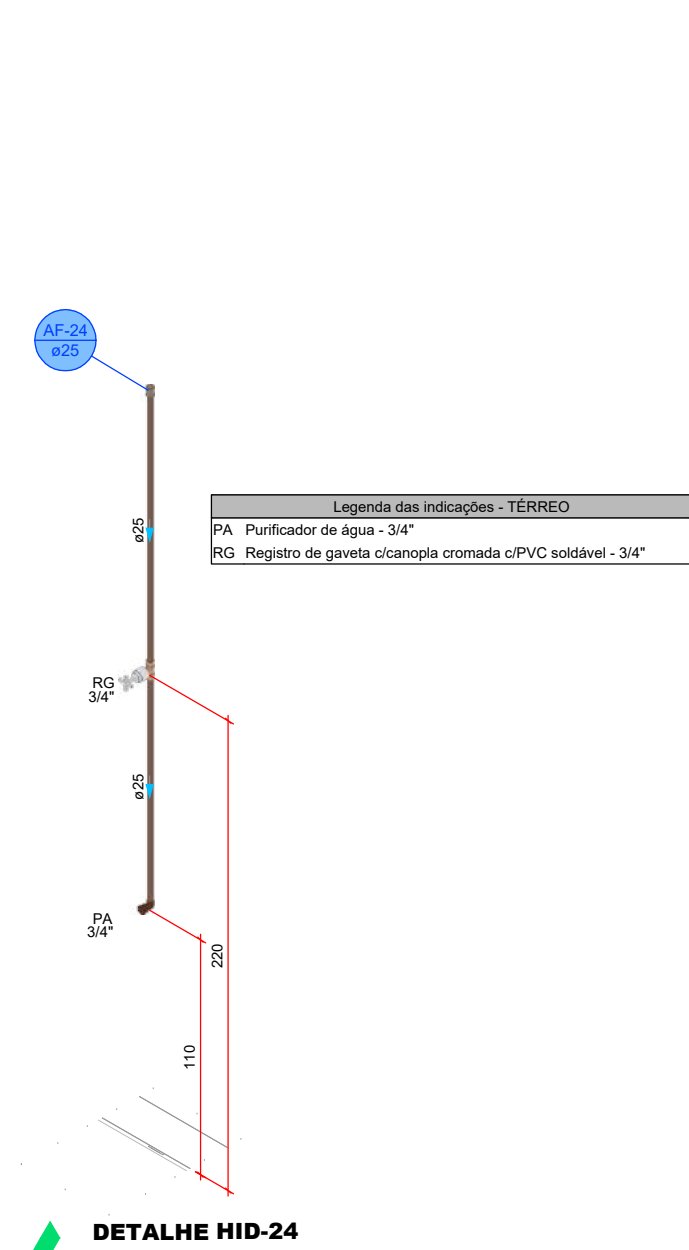

DETALHE HID-24
1:25

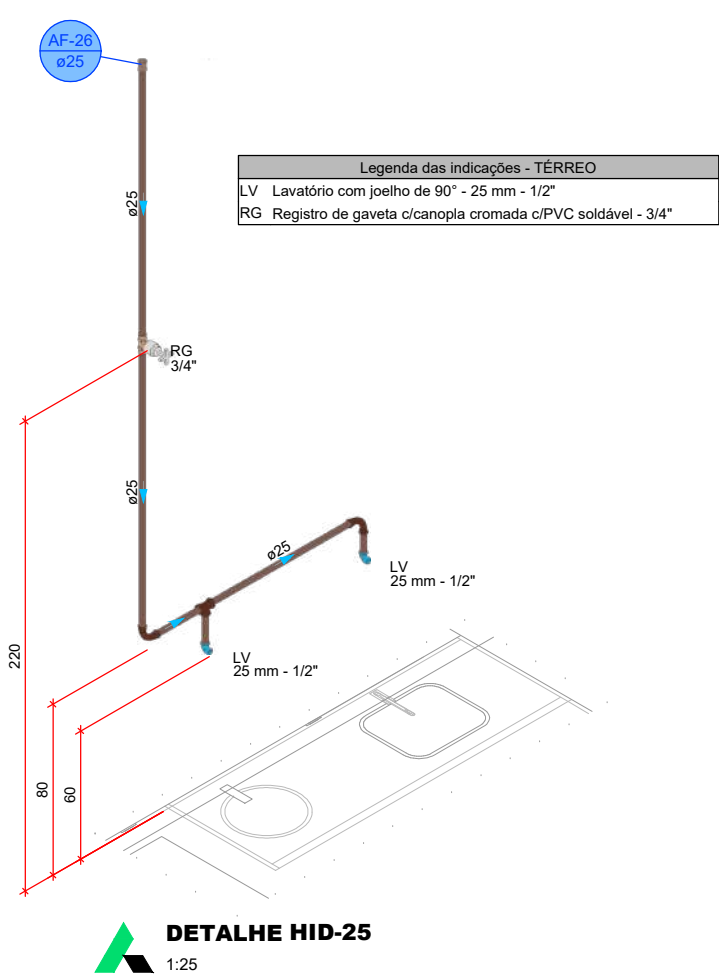


DETALHE HID-25
1:25

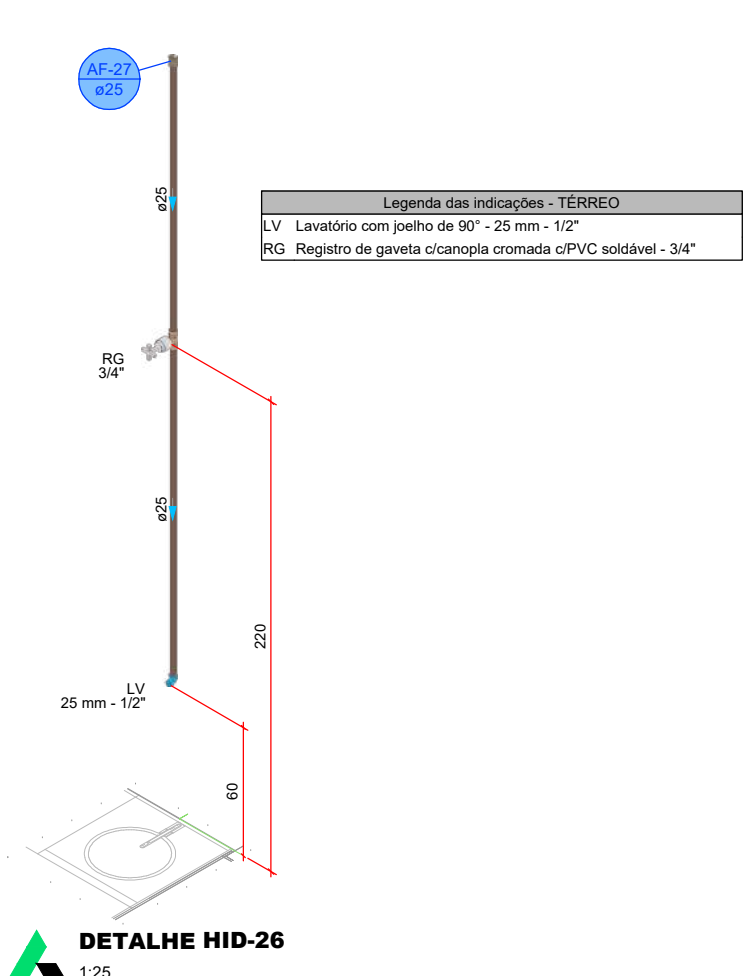


DETALHE HID-26
1:25

PROJETO HIDROSSANITÁRIO									
PROJETO HIDROSSANITÁRIO		CONTRATADO: Talis Henrique Pereira Fonseca		SECRETARIA		SECRETARIA DE ATENÇÃO PRIMÁRIA À SAÚDE		4	
Endereço: Rua Nereide, Nº 21		Endereço: Rua Nereide, Nº 21		Endereço: Rua Nereide, Nº 21		Endereço: Rua Nereide, Nº 21		Endereço: Rua Nereide, Nº 21	
Coordenado: QDEIA-MG: 284463D		Coordenado: QDEIA-MG: 284463D		Coordenado: QDEIA-MG: 284463D		Coordenado: QDEIA-MG: 284463D		Coordenado: QDEIA-MG: 284463D	
E-mail: eng.talishenrique@gmail.com		E-mail: eng.talishenrique@gmail.com		E-mail: eng.talishenrique@gmail.com		E-mail: eng.talishenrique@gmail.com		E-mail: eng.talishenrique@gmail.com	
PROJETO		PROJETO		PROJETO		PROJETO		PROJETO	
UBS PORTE 1		UBS PORTE 1		UBS PORTE 1		UBS PORTE 1		UBS PORTE 1	
Número Cliente: 47/2024		Número Cliente: 47/2024		Número Cliente: 47/2024		Número Cliente: 47/2024		Número Cliente: 47/2024	
DATA: 31/07/2024		DATA: 31/07/2024		DATA: 31/07/2024		DATA: 31/07/2024		DATA: 31/07/2024	
VERIF: 31/07/2024		VERIF: 31/07/2024		VERIF: 31/07/2024		VERIF: 31/07/2024		VERIF: 31/07/2024	
APROV: 31/07/2024		APROV: 31/07/2024		APROV: 31/07/2024		APROV: 31/07/2024		APROV: 31/07/2024	
UNIDADE: (EXCETO INDICADO)		UNIDADE: (EXCETO INDICADO)		UNIDADE: (EXCETO INDICADO)		UNIDADE: (EXCETO INDICADO)		UNIDADE: (EXCETO INDICADO)	
CITY		CITY		CITY		CITY		CITY	
TÍTULO: DETALHES HIDRÁULICOS, NOTAS E LEGENDAS		TÍTULO: DETALHES HIDRÁULICOS, NOTAS E LEGENDAS		TÍTULO: DETALHES HIDRÁULICOS, NOTAS E LEGENDAS		TÍTULO: DETALHES HIDRÁULICOS, NOTAS E LEGENDAS		TÍTULO: DETALHES HIDRÁULICOS, NOTAS E LEGENDAS	
HIDR		HIDR		HIDR		HIDR		HIDR	
ESCALA: INDICADAS NO DESENHO		ESCALA: INDICADAS NO DESENHO		ESCALA: INDICADAS NO DESENHO		ESCALA: INDICADAS NO DESENHO		ESCALA: INDICADAS NO DESENHO	
DESENHO NÚMERO: 00001		DESENHO NÚMERO: 00001		DESENHO NÚMERO: 00001		DESENHO NÚMERO: 00001		DESENHO NÚMERO: 00001	
MOD: 00		MOD: 00		MOD: 00		MOD: 00		MOD: 00	
REVISÃO: 00		REVISÃO: 00		REVISÃO: 00		REVISÃO: 00		REVISÃO: 00	
FOLHA: 04/07		FOLHA: 04/07		FOLHA: 04/07		FOLHA: 04/07		FOLHA: 04/07	

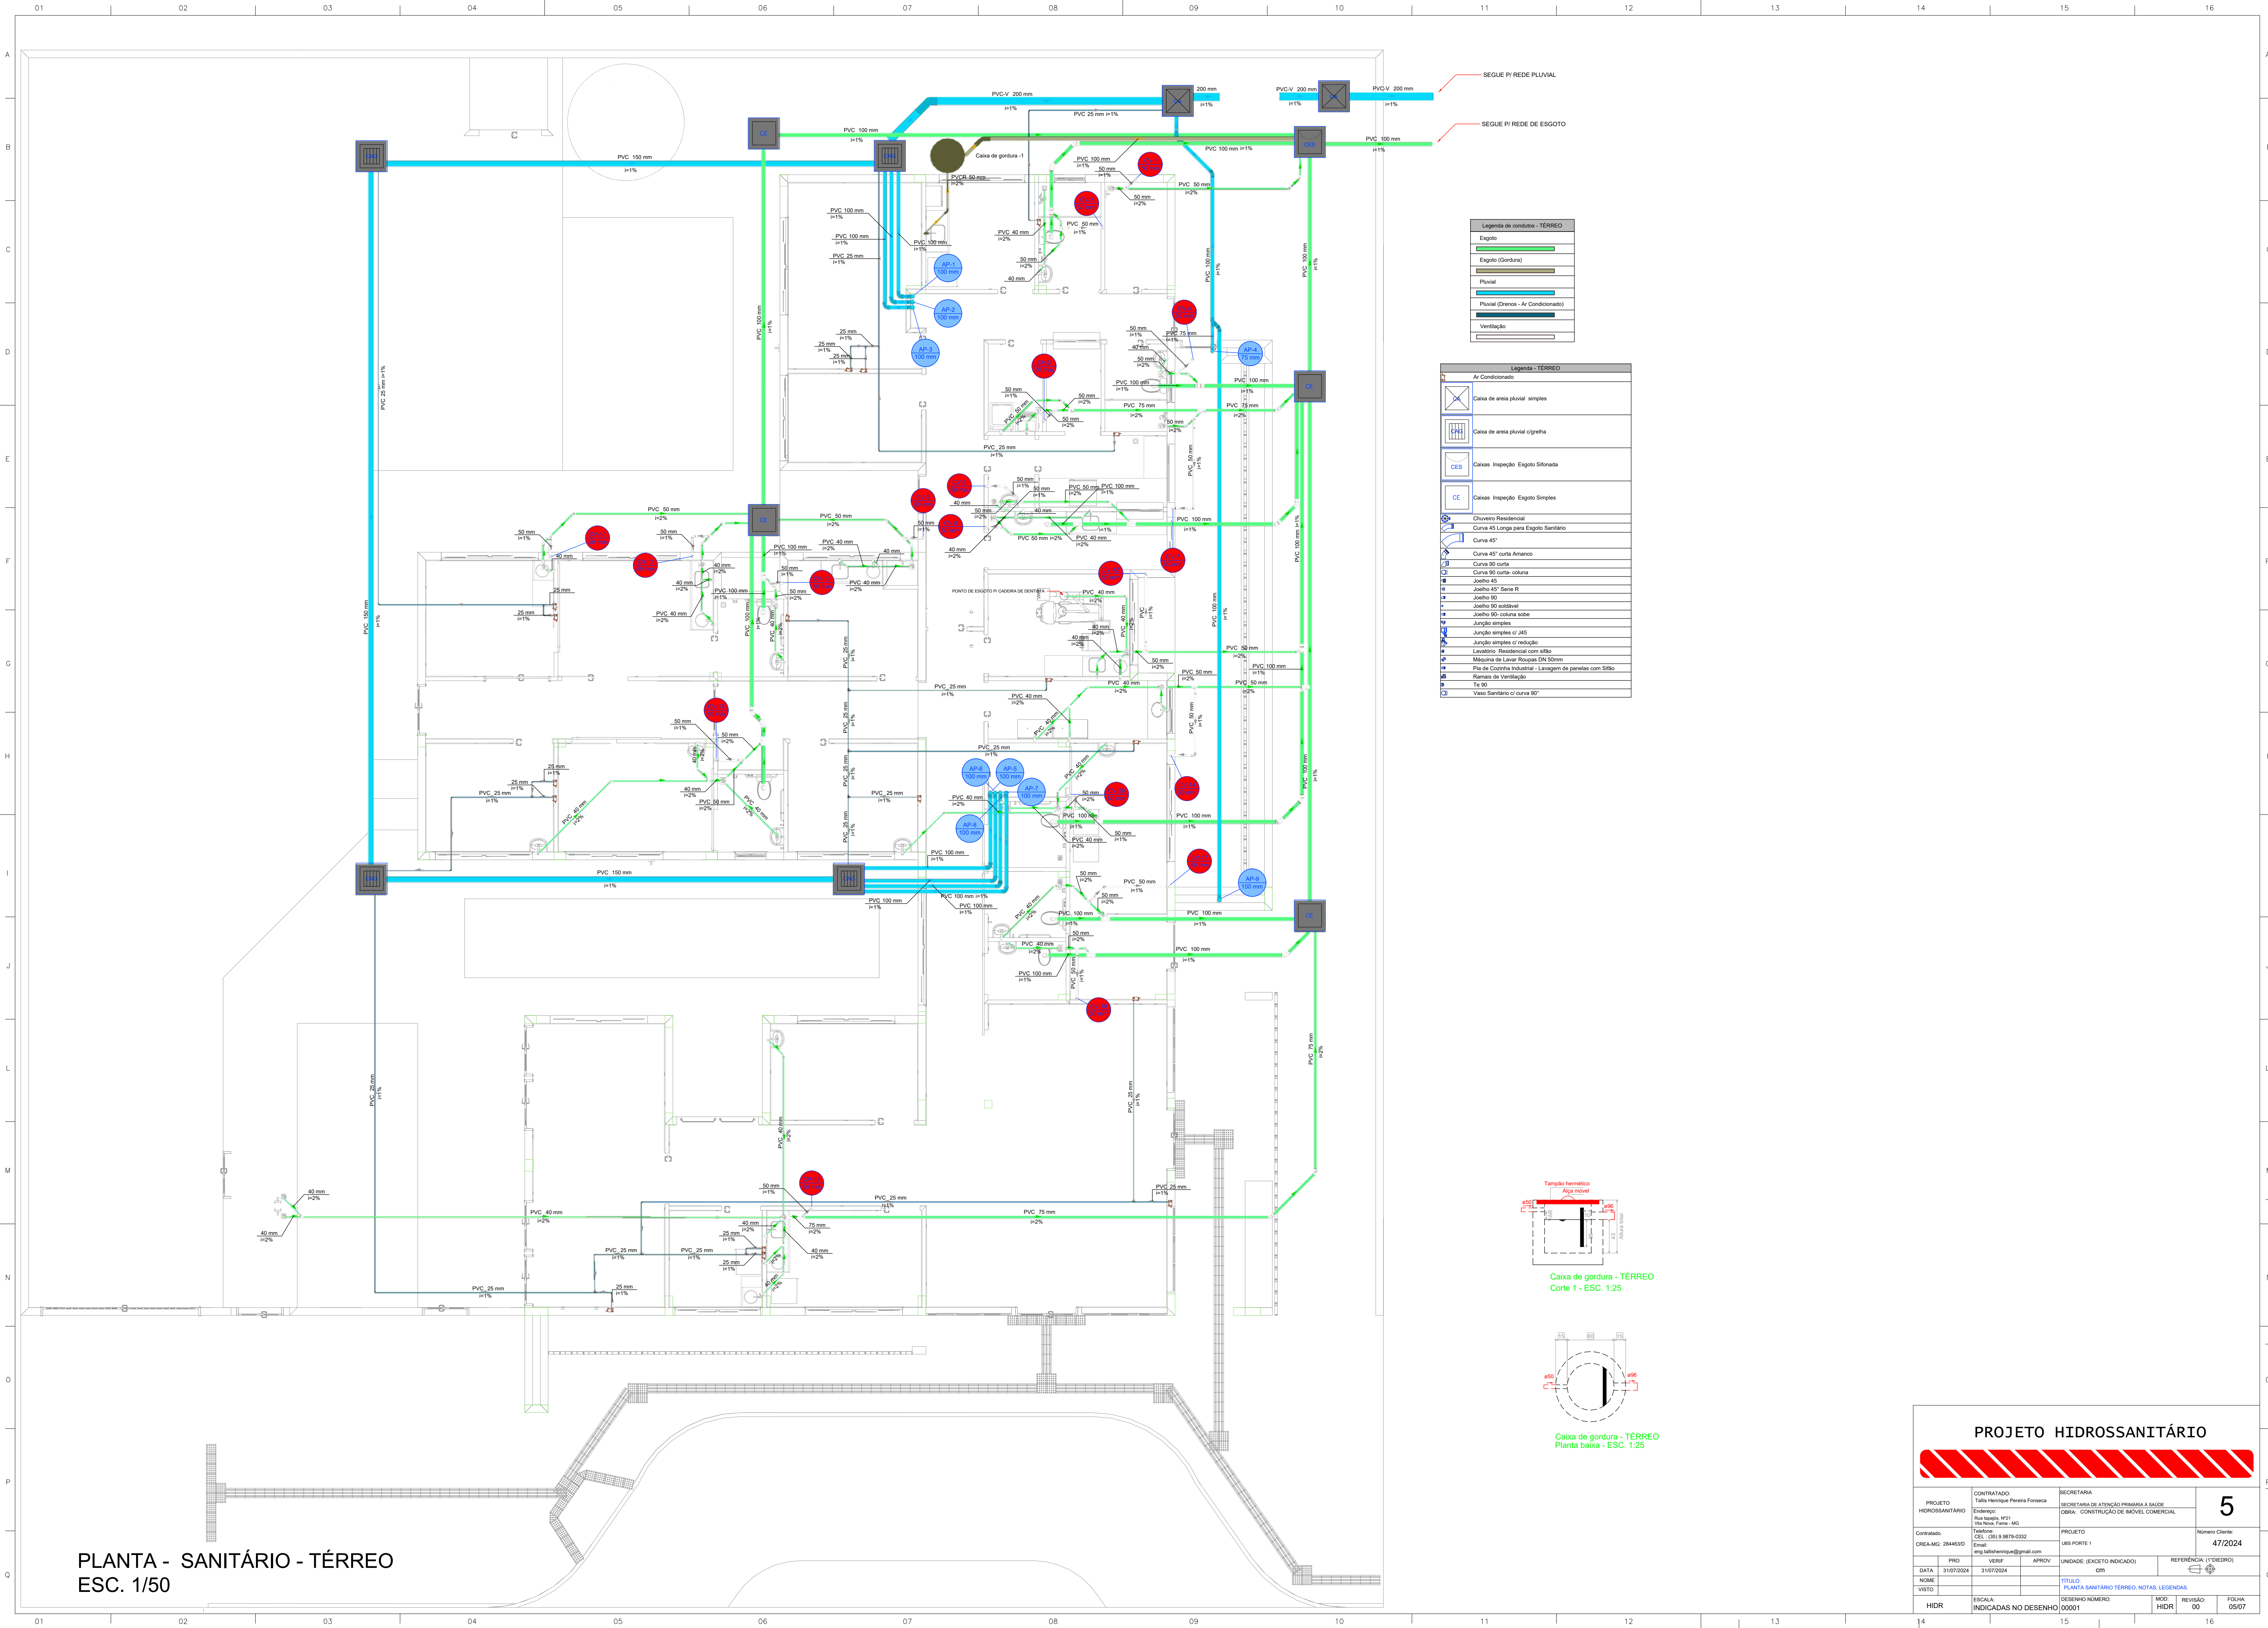


PROJETO HIDROSSANITÁRIO				
<div></div>				
PROJETO HIDROSSANITÁRIO		CONTRATADO: Talis Henrique Pereira Fonseca	SECRETARIA	
Endereço: Rua Napoleão, Nº21 Via Nova, Fama - MG		SECRETARIA DE ATENÇÃO PRIMÁRIA À SAÚDE OBRA: CONSTRUÇÃO DE IMÓVEL COMERCIAL		5
Contratado: QREIA-MG: 284463D		PROJETO UNIDADE 1		
		Número Cliente:		47/2024
PRO	VERIF	APROV		
DATA 31/07/2024	31/07/2024		UNIDADE: (EXCETO INDICADO) cm	
Nome			TÍTULO: PLANTA SANITÁRIO TERREO, NOTAS, LEGENDAS.	
Visto				
HIDR	ESCALA: INDICADAS NO DESENHO	DESENHO NÚMERO: 00001	MOD: HIDR	REVISÃO: 00
				FOLHA: 05/07
4		15		16

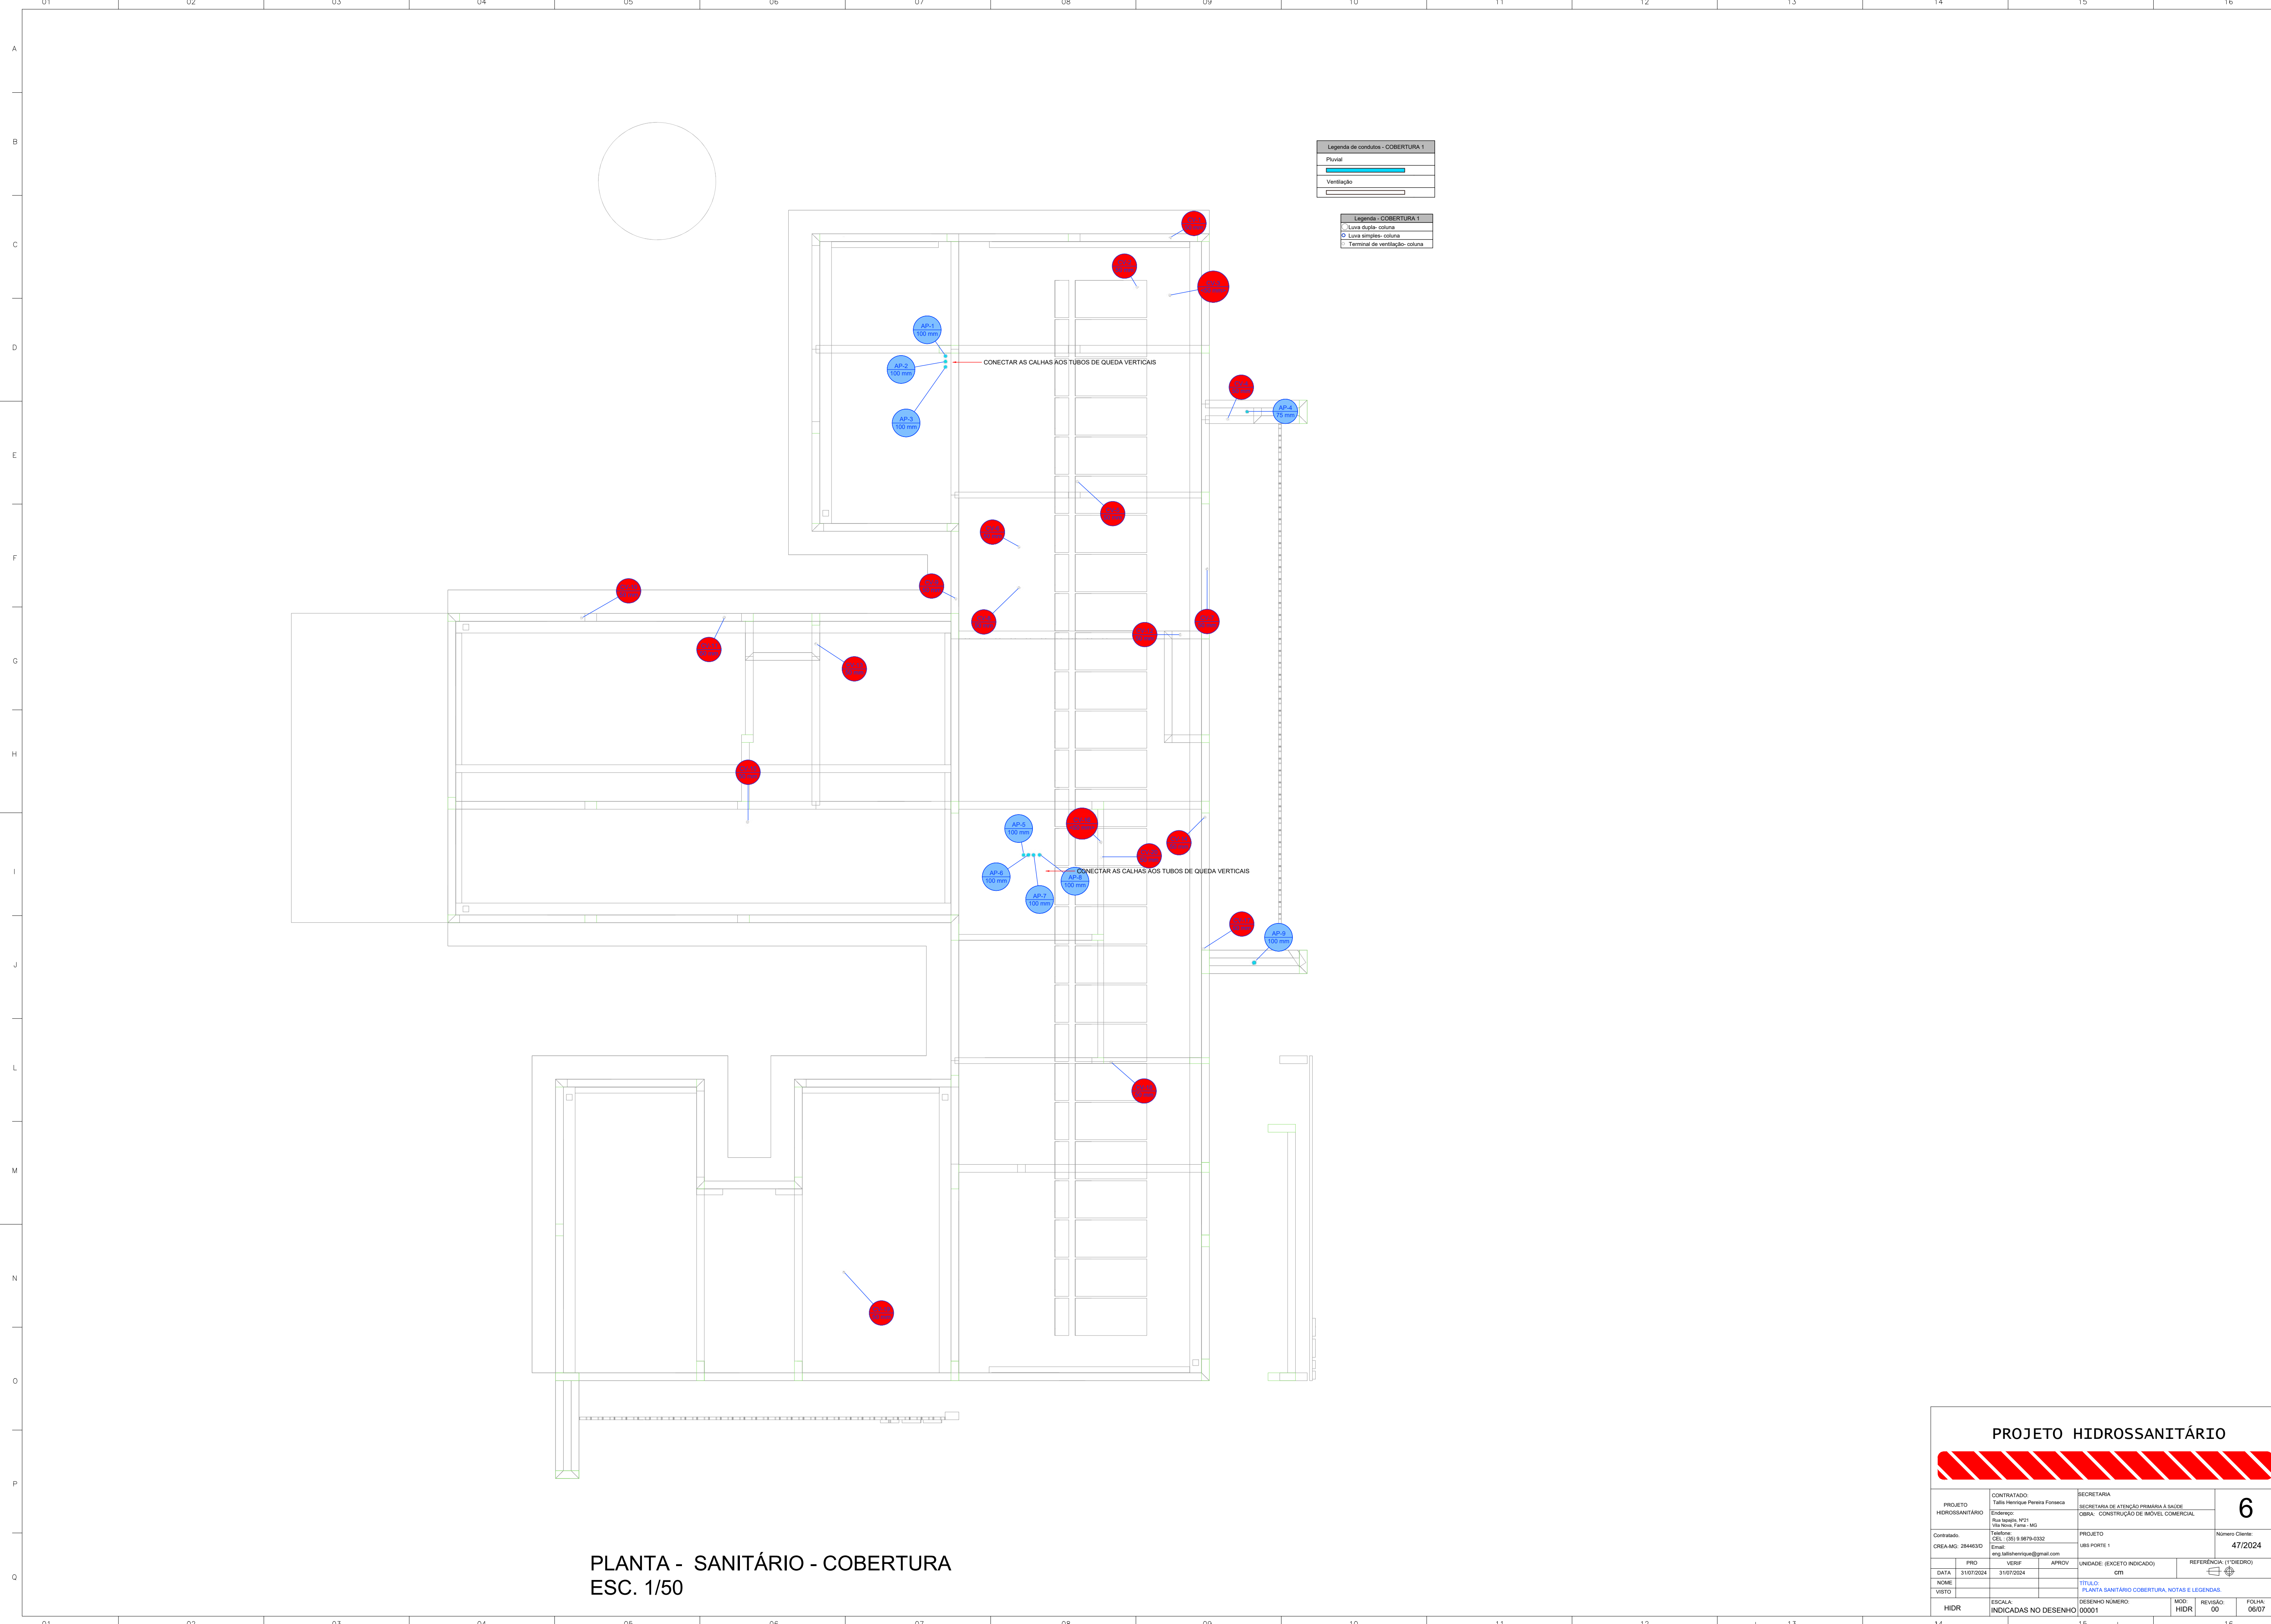


PLANTA - SANITÁRIO - COBERTURA
ESC. 1/50


PROJETO HIDROSSANITÁRIO									
PROJETO		CONTRATADO:			SECRETARIA				
HIDROSSANITÁRIO		Talis Henrique Pereira Fonseca			SECRETARIA DE ATENÇÃO PRIMÁRIA À SAÚDE			6	
		Endereço:			OBRA: CONSTRUÇÃO DE IMÓVEL COMERCIAL				
		Rua Napoli, Nº21							
		Vila Nova, Faria - MG							
Contratado:		Telefone:			PROJETO			Número Cliente:	
CNEIA-MG: 284463D		CNPJ: (25) 9.9879-0332			UBS PORTE 1			47/2024	
		Email:							
		eng.talishenrique@gmail.com							
DATA:		PROJ	VERIF	APROV	UNIDADE: (EXCETO INDICADO)			REFERÊNCIA 1 (TIEDRO)	
3/10/2024		3/10/2024			QTY				
NOME:					TÍTULO:			REFERÊNCIA 2 (LEGENDAS)	
VISTO:					PLANTA SANITÁRIO COBERTURA, NOTAS E LEGENDAS.				
HIDR		ESCALA:			DESENHO NÚMERO:			MOD: REVISÃO: FOLHA:	
		INDICADAS NO DESENHO			00001			HIDR 00 06/07	

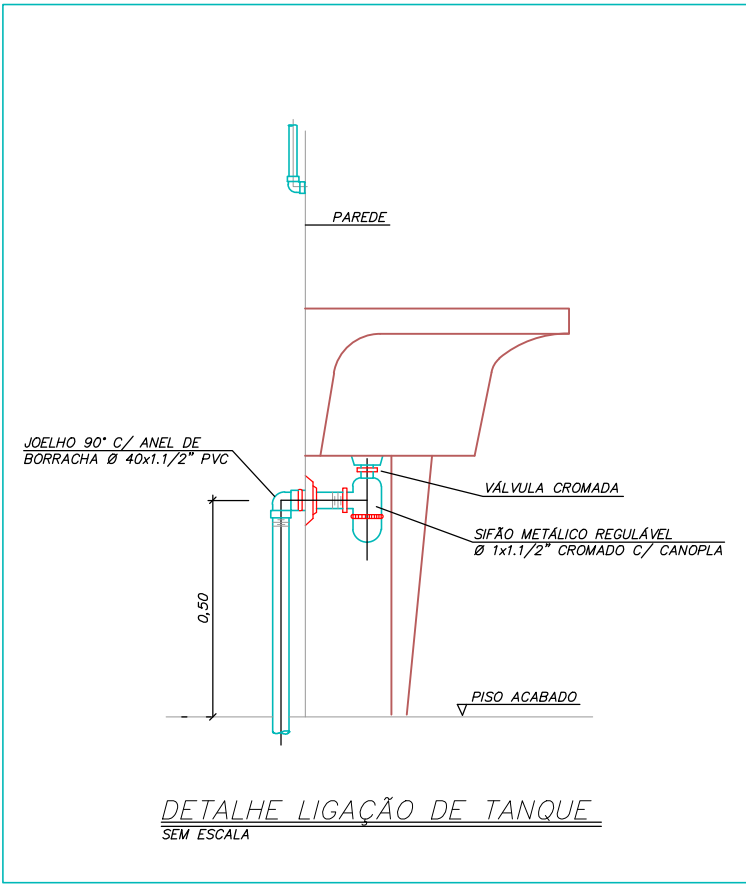


DETALHE LIGAÇÃO DE TANQUE SEM ESCALA

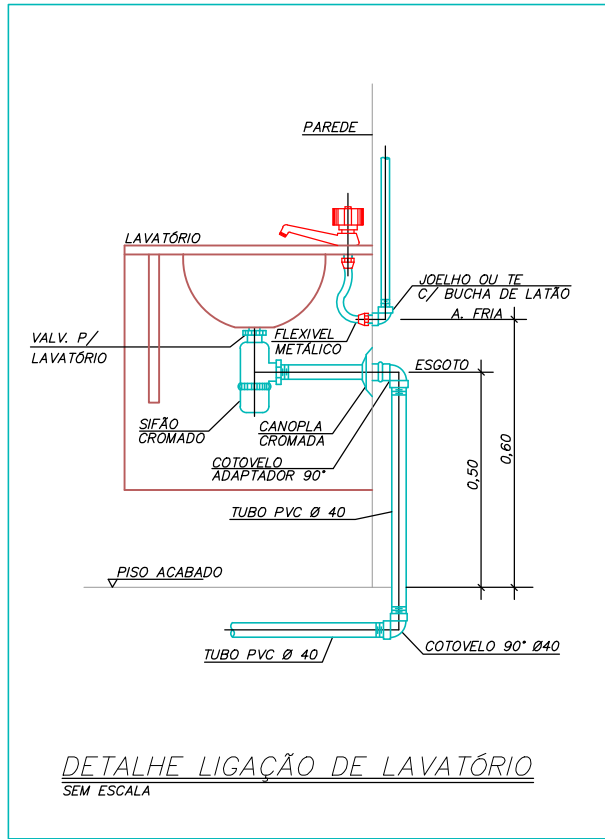


DETALHE LIGAÇÃO DE LAVATÓRIO SEM ESCALA

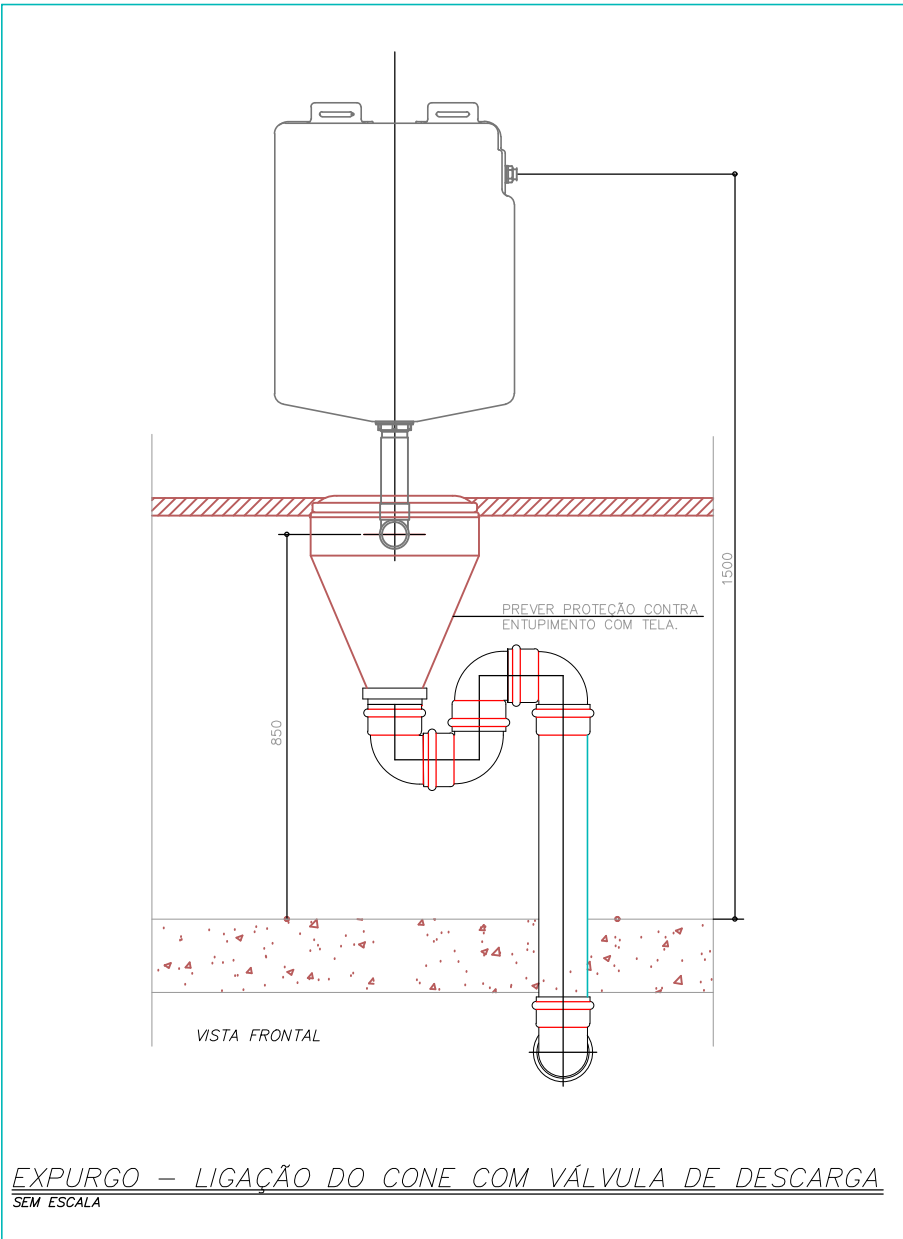


EXPURGO - LIGAÇÃO DO CONE COM VÁLVULA DE DESCARGA SEM ESCALA

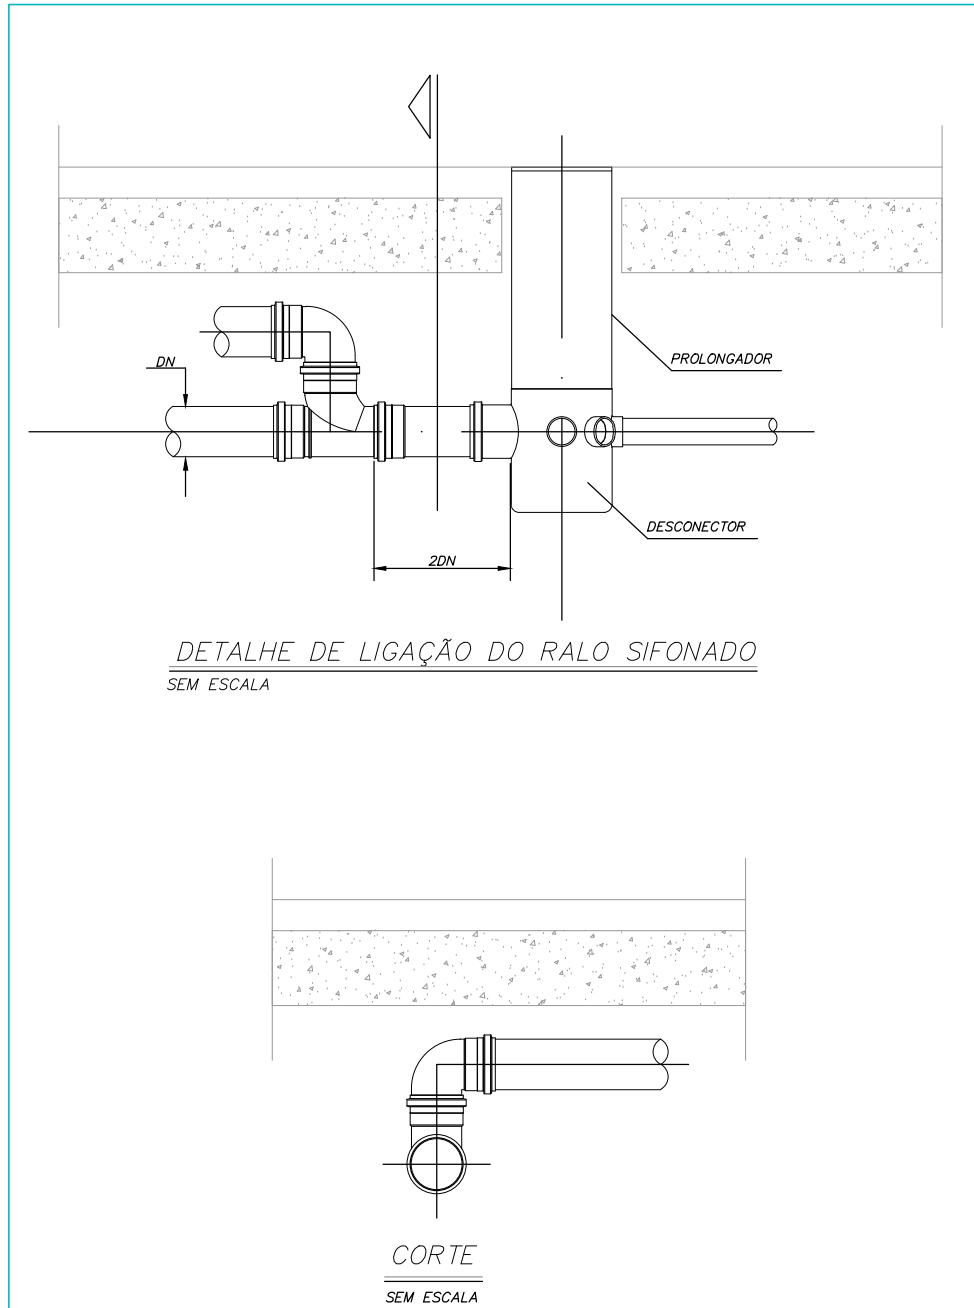


DETALHE DE LIGAÇÃO DO RALO SIFONADO SEM ESCALA

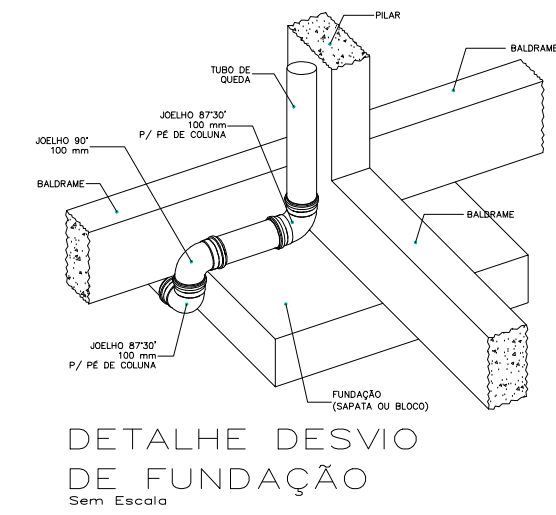


DETALHE DESVIO DE FUNDAÇÃO SEM ESCALA

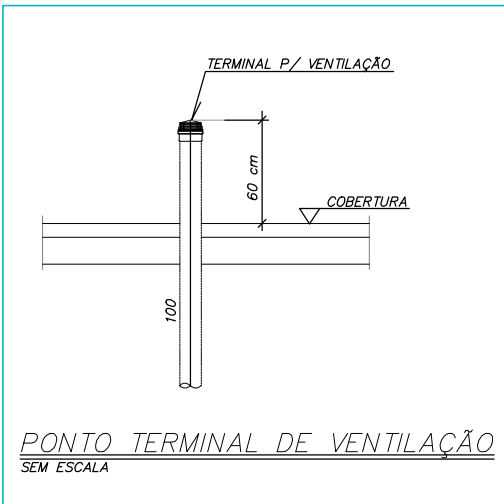


PONTO TERMINAL DE VENTILAÇÃO SEM ESCALA

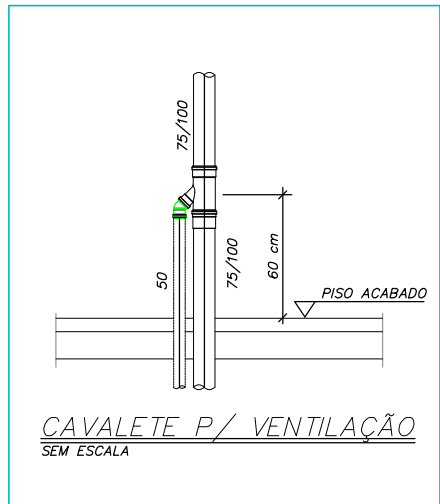


CAVALETE P/ VENTILAÇÃO SEM ESCALA

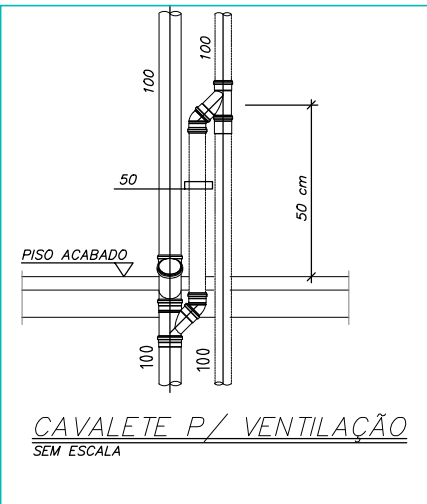


CAVALETE P/ VENTILAÇÃO SEM ESCALA

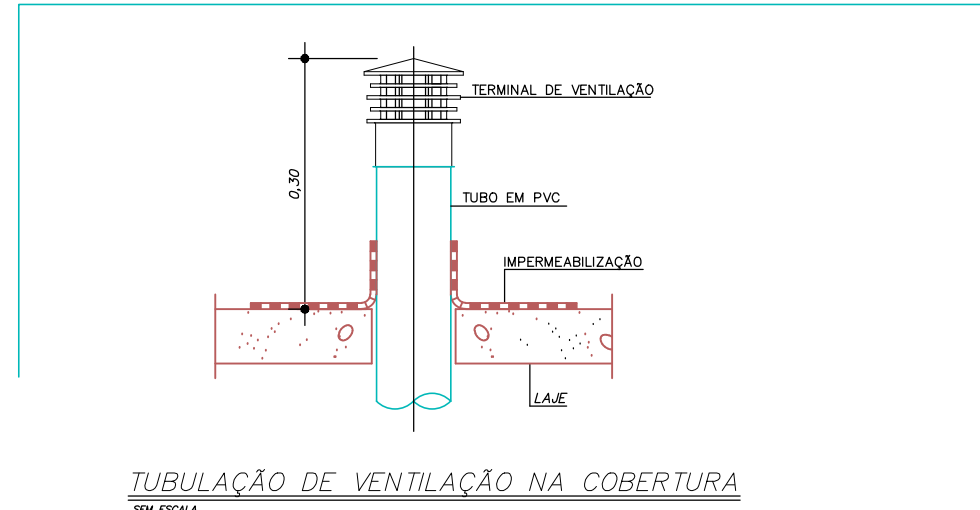


TUBULAÇÃO DE VENTILAÇÃO NA COBERTURA SEM ESCALA

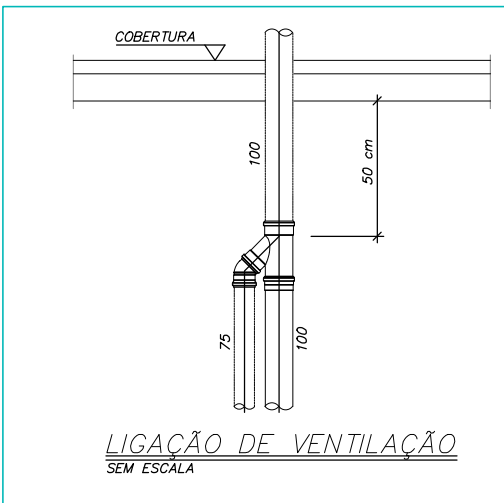


LIGAÇÃO DE VENTILAÇÃO SEM ESCALA

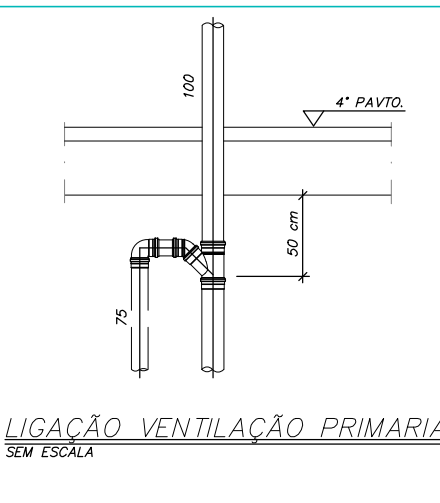


LIGAÇÃO VENTILAÇÃO PRIMÁRIA SEM ESCALA

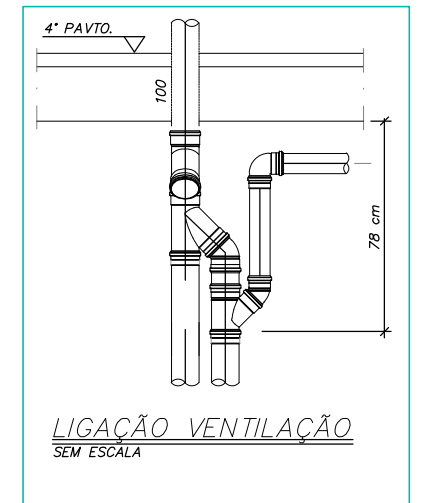


LIGAÇÃO VENTILAÇÃO SEM ESCALA

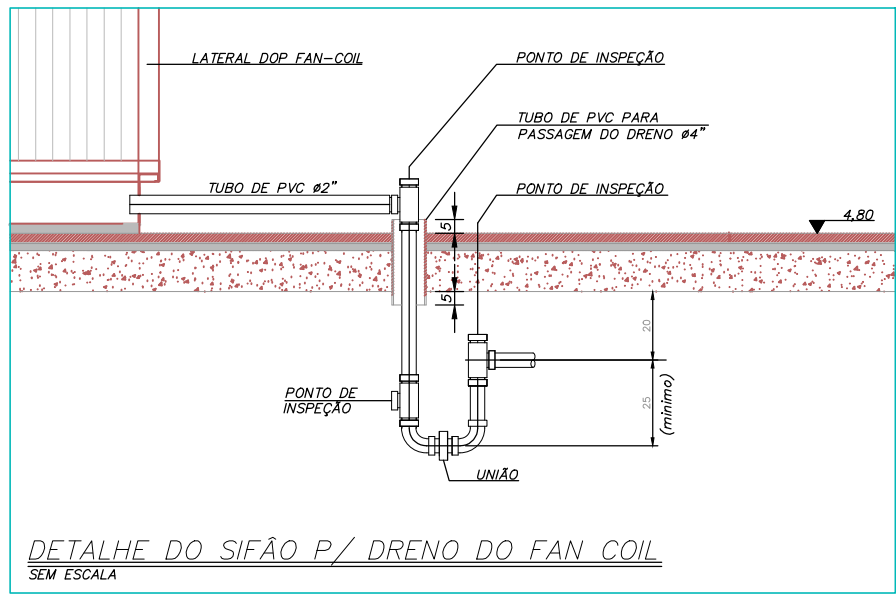


DETALHE DO SIFÃO P/ DRENO DO FAN COIL SEM ESCALA

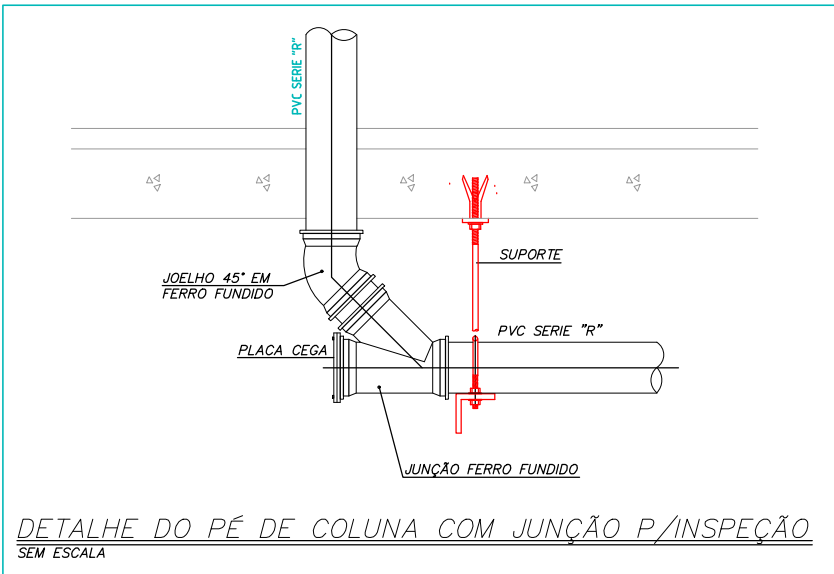


DETALHE DO PÉ DE COLUNA COM JUNÇÃO P/INSPEÇÃO SEM ESCALA

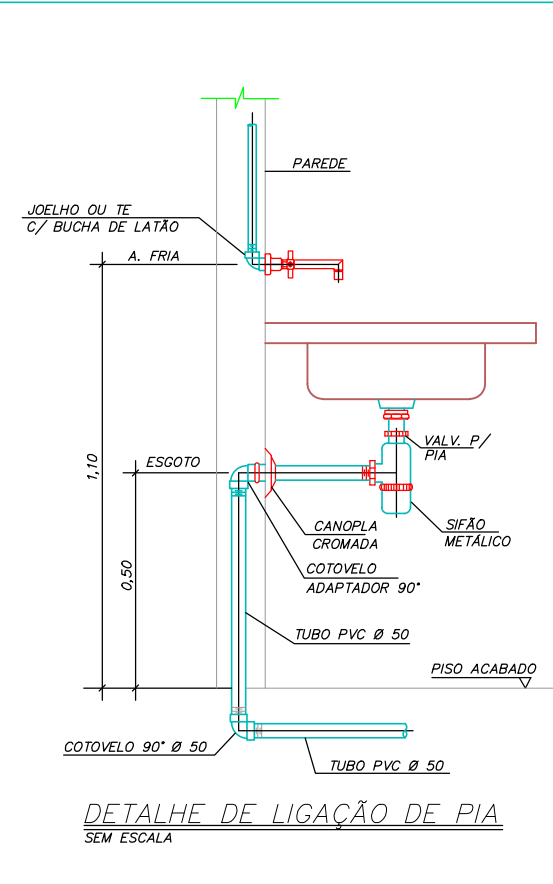


DETALHE DE LIGAÇÃO DE PIA SEM ESCALA

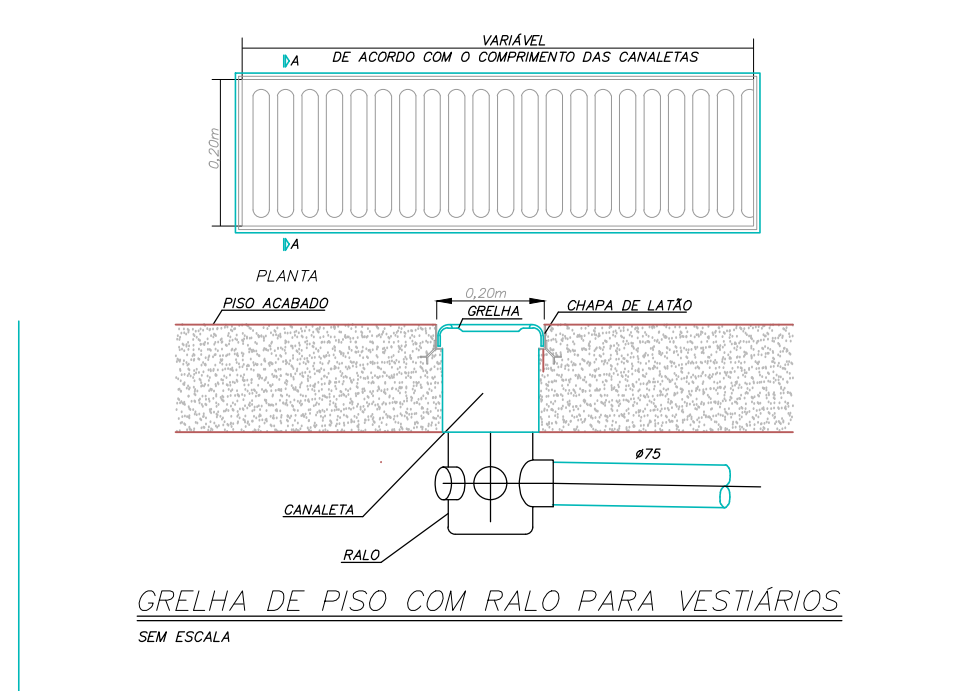


GRELHA DE PISO COM RALO PARA VESTIÁRIOS SEM ESCALA

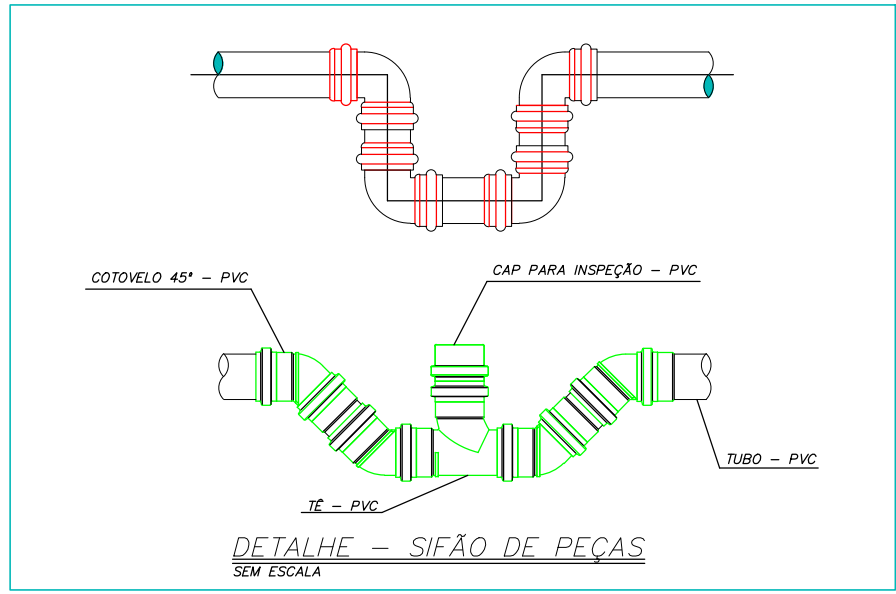


DETALHE - SIFÃO DE PEÇAS SEM ESCALA

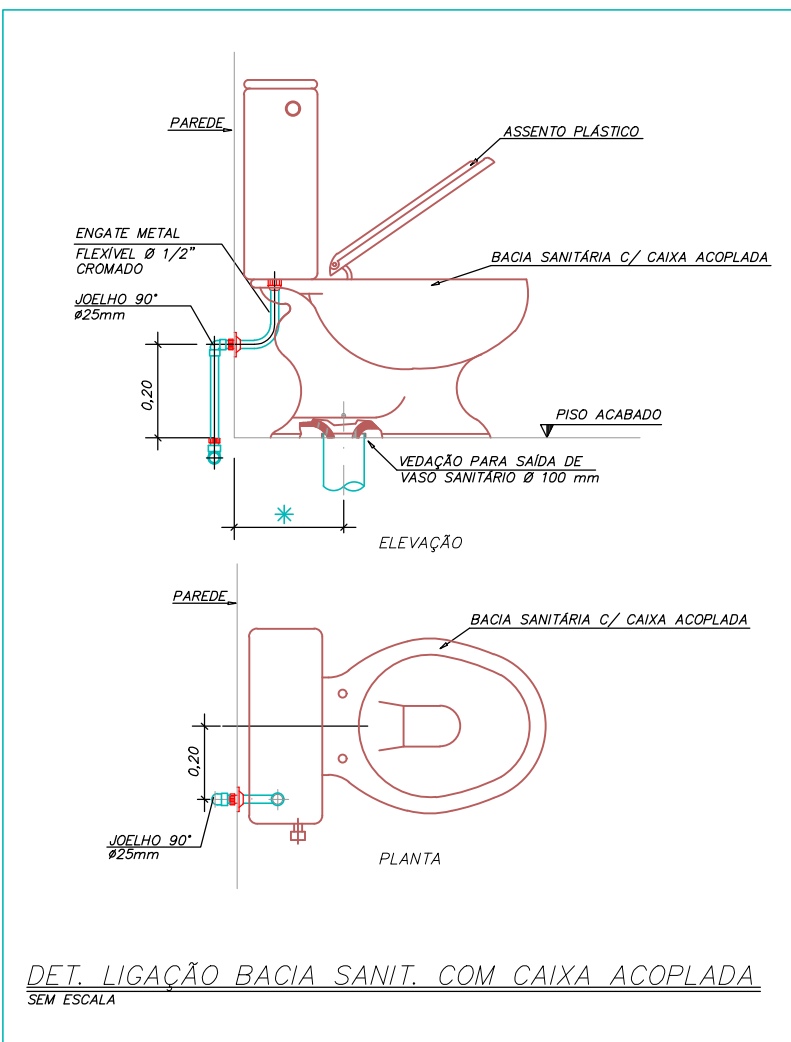

DET. LIGAÇÃO BACIA SANIT. COM CAIXA ACOPLADA SEM ESCALA

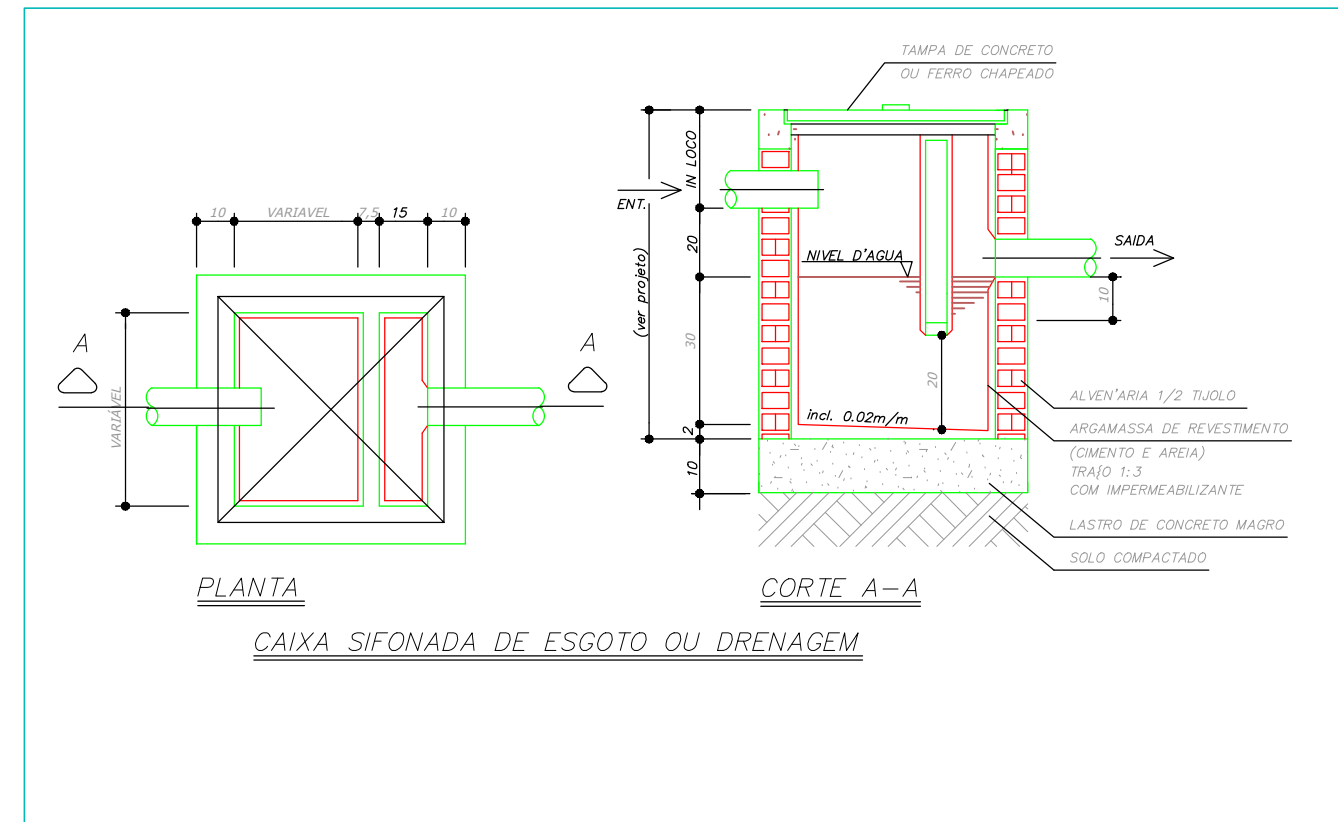

PLANTA CAIXA SIFONADA DE ESGOTO OU DRENAGEM

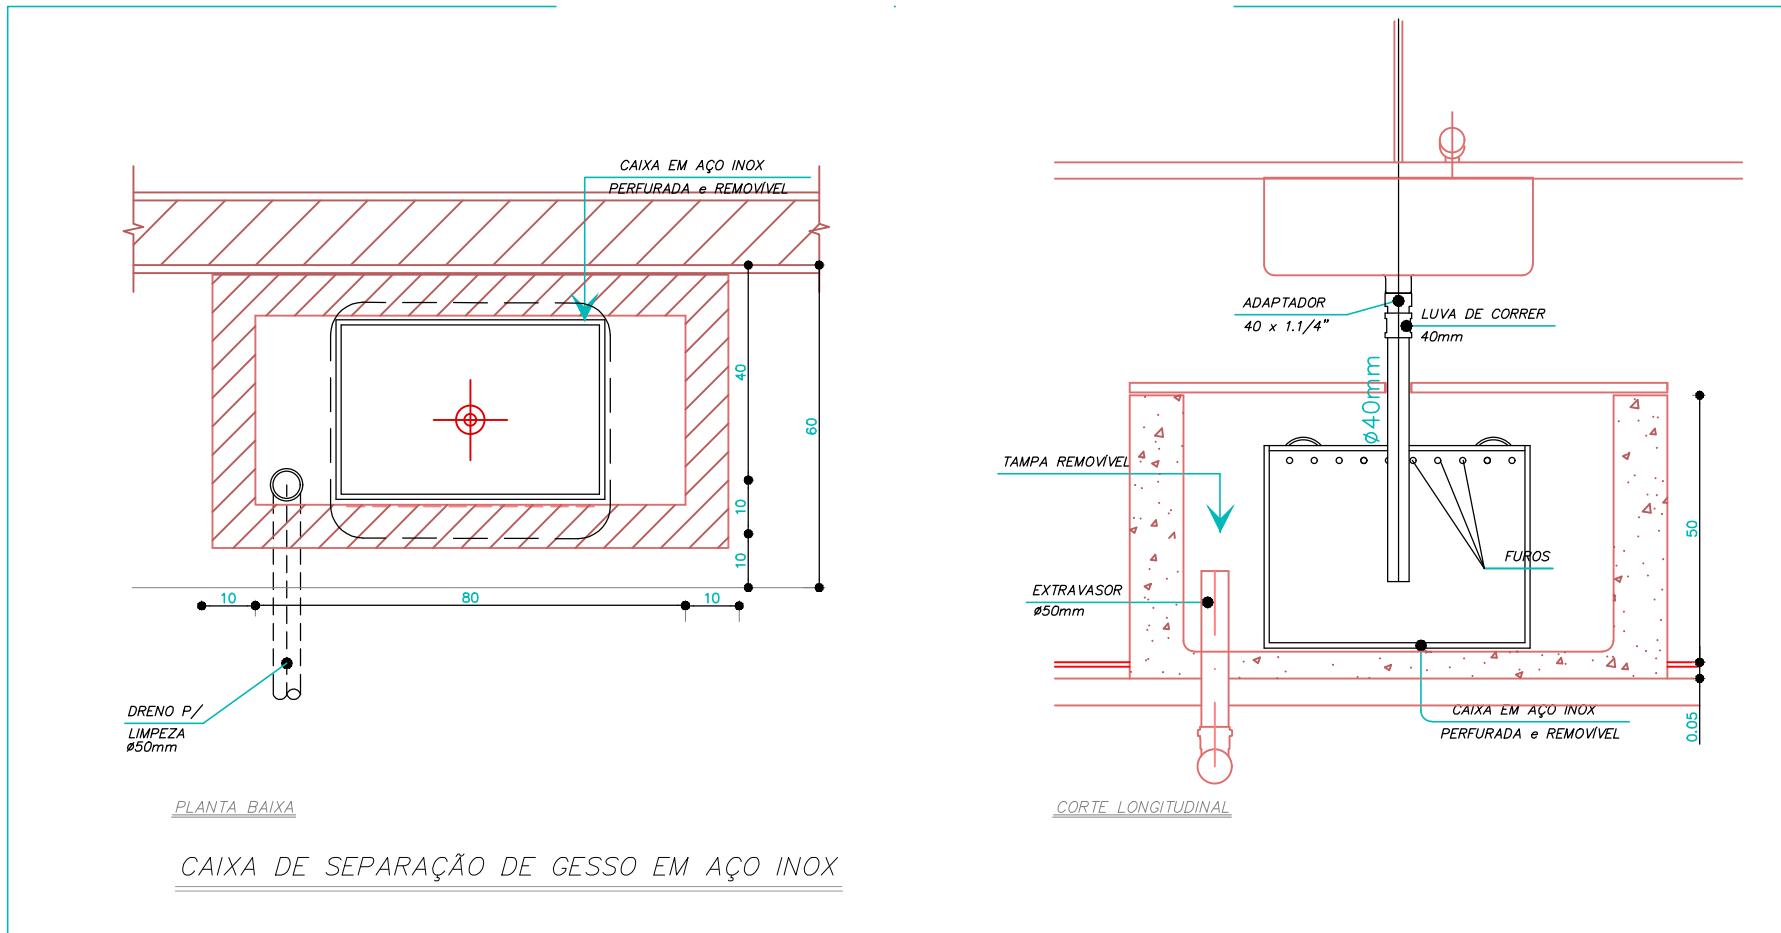

PLANTA BAIXA CAIXA DE SEPARAÇÃO DE GESSO EM AÇO INOX

PROJETO HIDROSSANITÁRIO									
PROJETO HIDROSSANITÁRIO		CONTRATADO: Talis Henrique Pereira Fonseca		CLIENTE: SECRETARIA DE ATENÇÃO PRIMÁRIA À SAÚDE		OBRA: CONSTRUÇÃO DE IMÓVEL COMERCIAL		7	
DATA: 31/07/2024		VERIF: 31/07/2024		APROV: 31/07/2024		UNIDADE: (EXCETO INDICADO) CTR		REFERÊNCIA (1) (THEO) 1	
NOME: VISTO		TÍTULO: DETALHES SANITÁRIOS, NOTAS E LEGENDAS		DESENHO NÚMERO: 00001		MOD: HIDR		FOLHA: 07/07	
INDICADAS NO DESENHO		REVISÃO: 00		FOLHA: 07/07					